


Секция 3

Секция 4

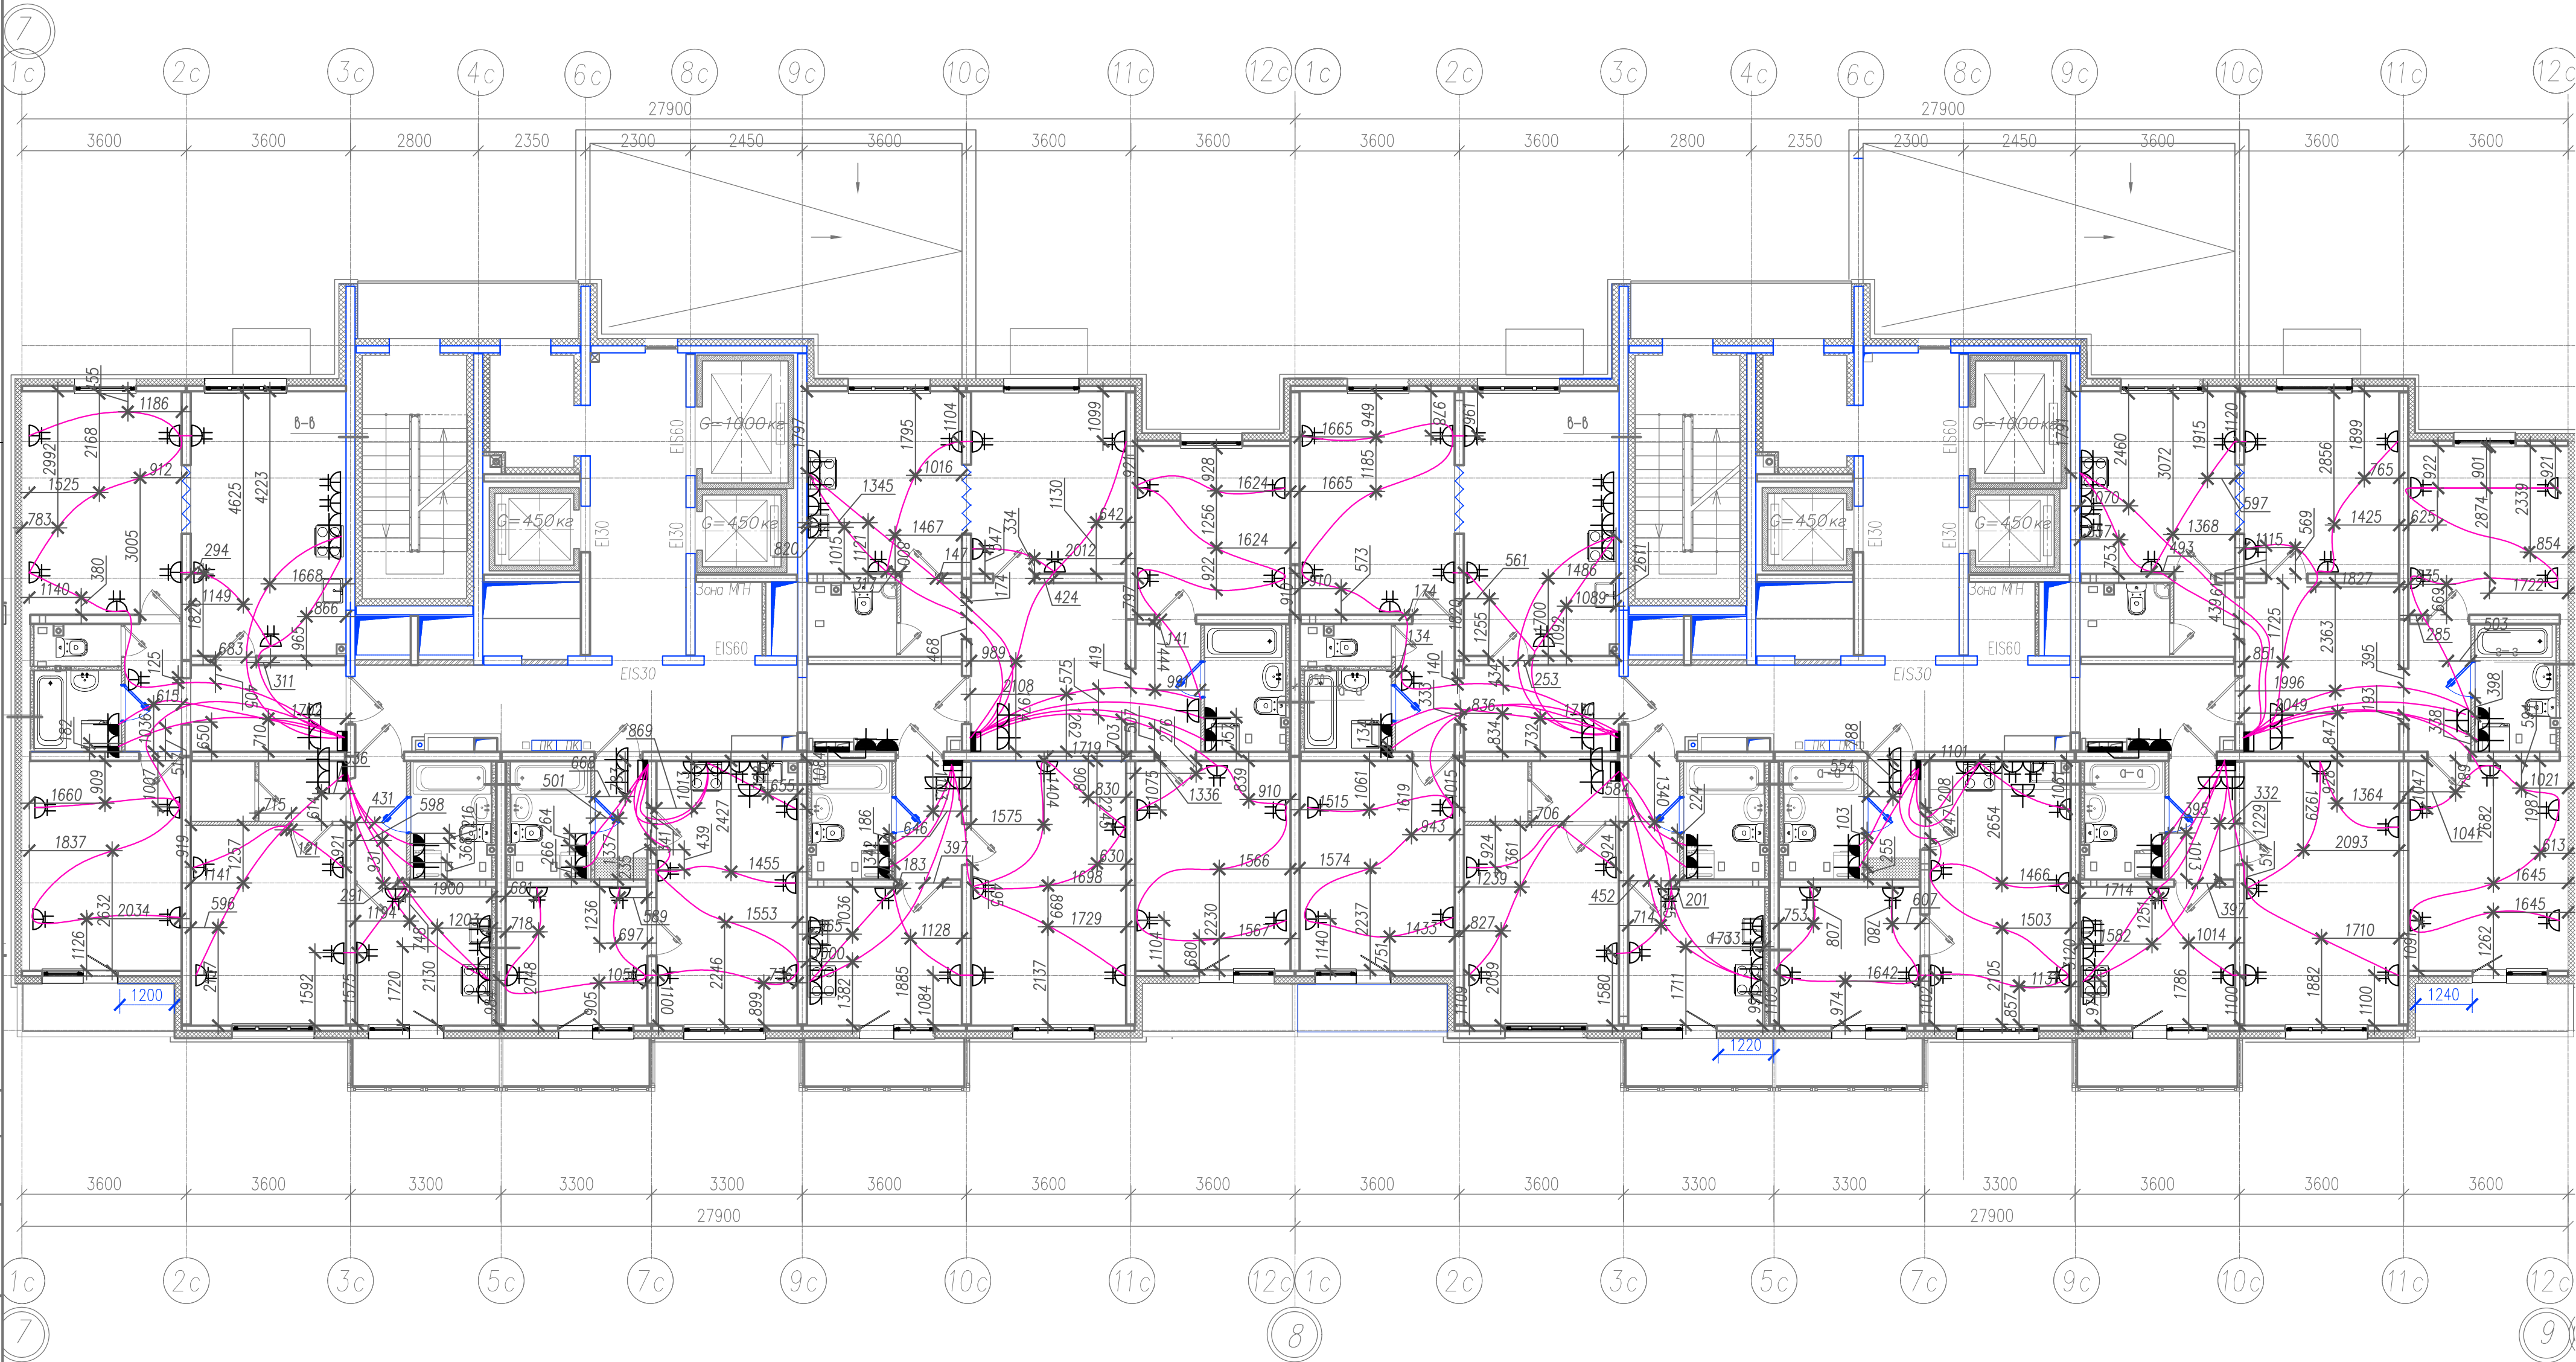

Условные обозначения:

- ПНД труба Ø16, 25 в стяжке пола (для прокладки сетей к штепсельным розеткам, эл.плите, стиральной машине, электрополотенсусушителю).


Примечание:

1. Электромонтажные работы произведены в соответствии с СП 76.13330.2016 "Электротехнические устройства", п.6.
2. Охранная зона кабеля ±200 мм.

					311/11.03.2014-6-1.2-ЭОМ.1			
					Санкт-Петербург, Октябрьская набережная, дом 40, корпус 2, литера Г2			
Изм.	Колуч.	Лист № док	Подпись	Дата	Многоквартирный дом со встроенно-пристроенными помещениями и пристроенным многоэтажным гаражом (автостоянкой). Участок 6 (по ППТ). 3-4 этап строительства. Корпус 1. (Секция 3,4,5,6)	Стадия	Лист	Листов
Спец.ПТО	Серебрякова			08.19		ИД	1	
Пр.работ	Касимов			08.19				
Ген.дир-р	Аржевский			08.19				
					Исполнительная схема №1. План раскладки труб в полу. План 2 этажа. Секции 3, 4		ООО "Авентин Инжиниринг"	

Секция 3

Секция 4

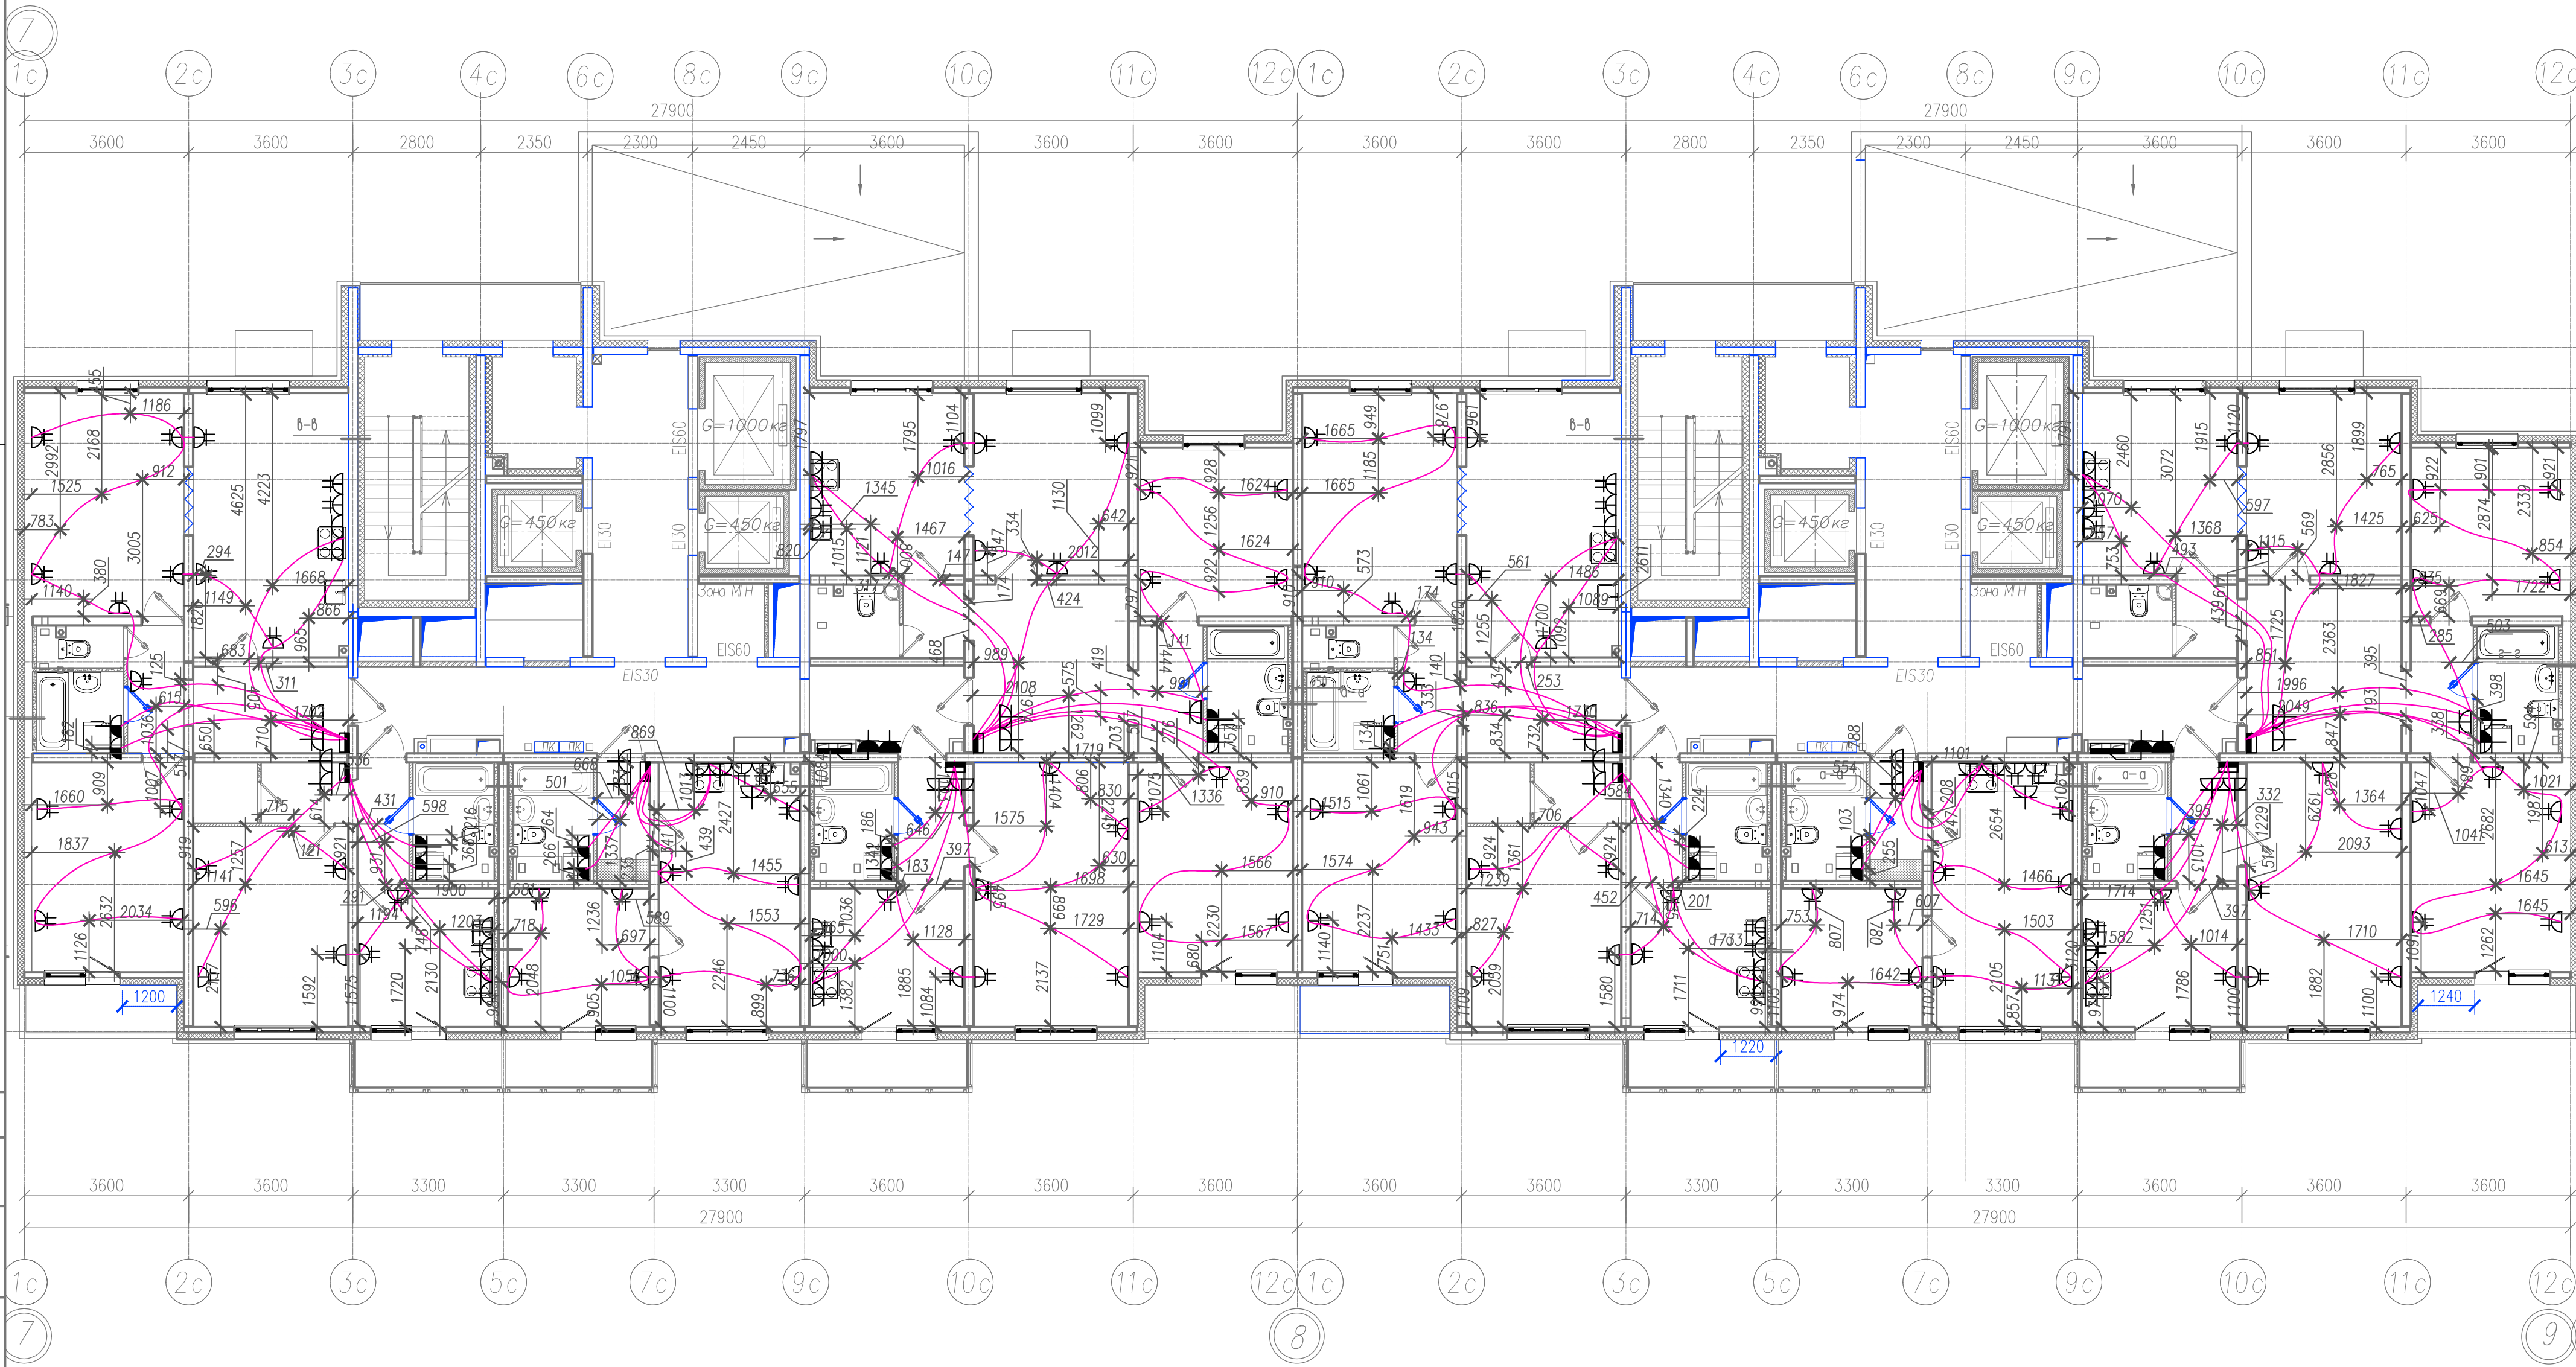

Условные обозначения:

 - ПНД труба Ø16, 25 в стяжке пола (для прокладки сетей к штепсельным розеткам, эл.плите, стиральной машине, электрополотенцесушителю).


Примечание:

1. Электромонтажные работы произведены в соответствии с СП 76.13330.2016 "Электротехнические устройства", п.6.
2. Охранная зона кабеля ±200 мм.

					311/11.03.2014-6-1.2-ЭОМ.1				
					Санкт-Петербург, Октябрьская набережная, дом 40, корпус 2, литера Г2				
Изм.	Колуч	Лист № док	Подпись	Дата	Многоквартирный дом со встроенно-пристроенными помещениями и пристроенным многоэтажным гаражом (автостоянкой). Участок 6 (по ППТ). 3-4 этап строительства. Корпус 1. (Секция 3,4,5,6)	Стадия	Лист	Листов	
Спец.ПТО		Серебрякова		08.19		ИД	3		
Пр.работ		Касимов		08.19					
Ген.дир-р		Аржевский		08.19					
					Исполнительная схема №3. План раскладки труб в полу. План 4 этажа. Секции 3, 4	ООО "Авентин Инжиниринг"			

Секция 3

Секция 4

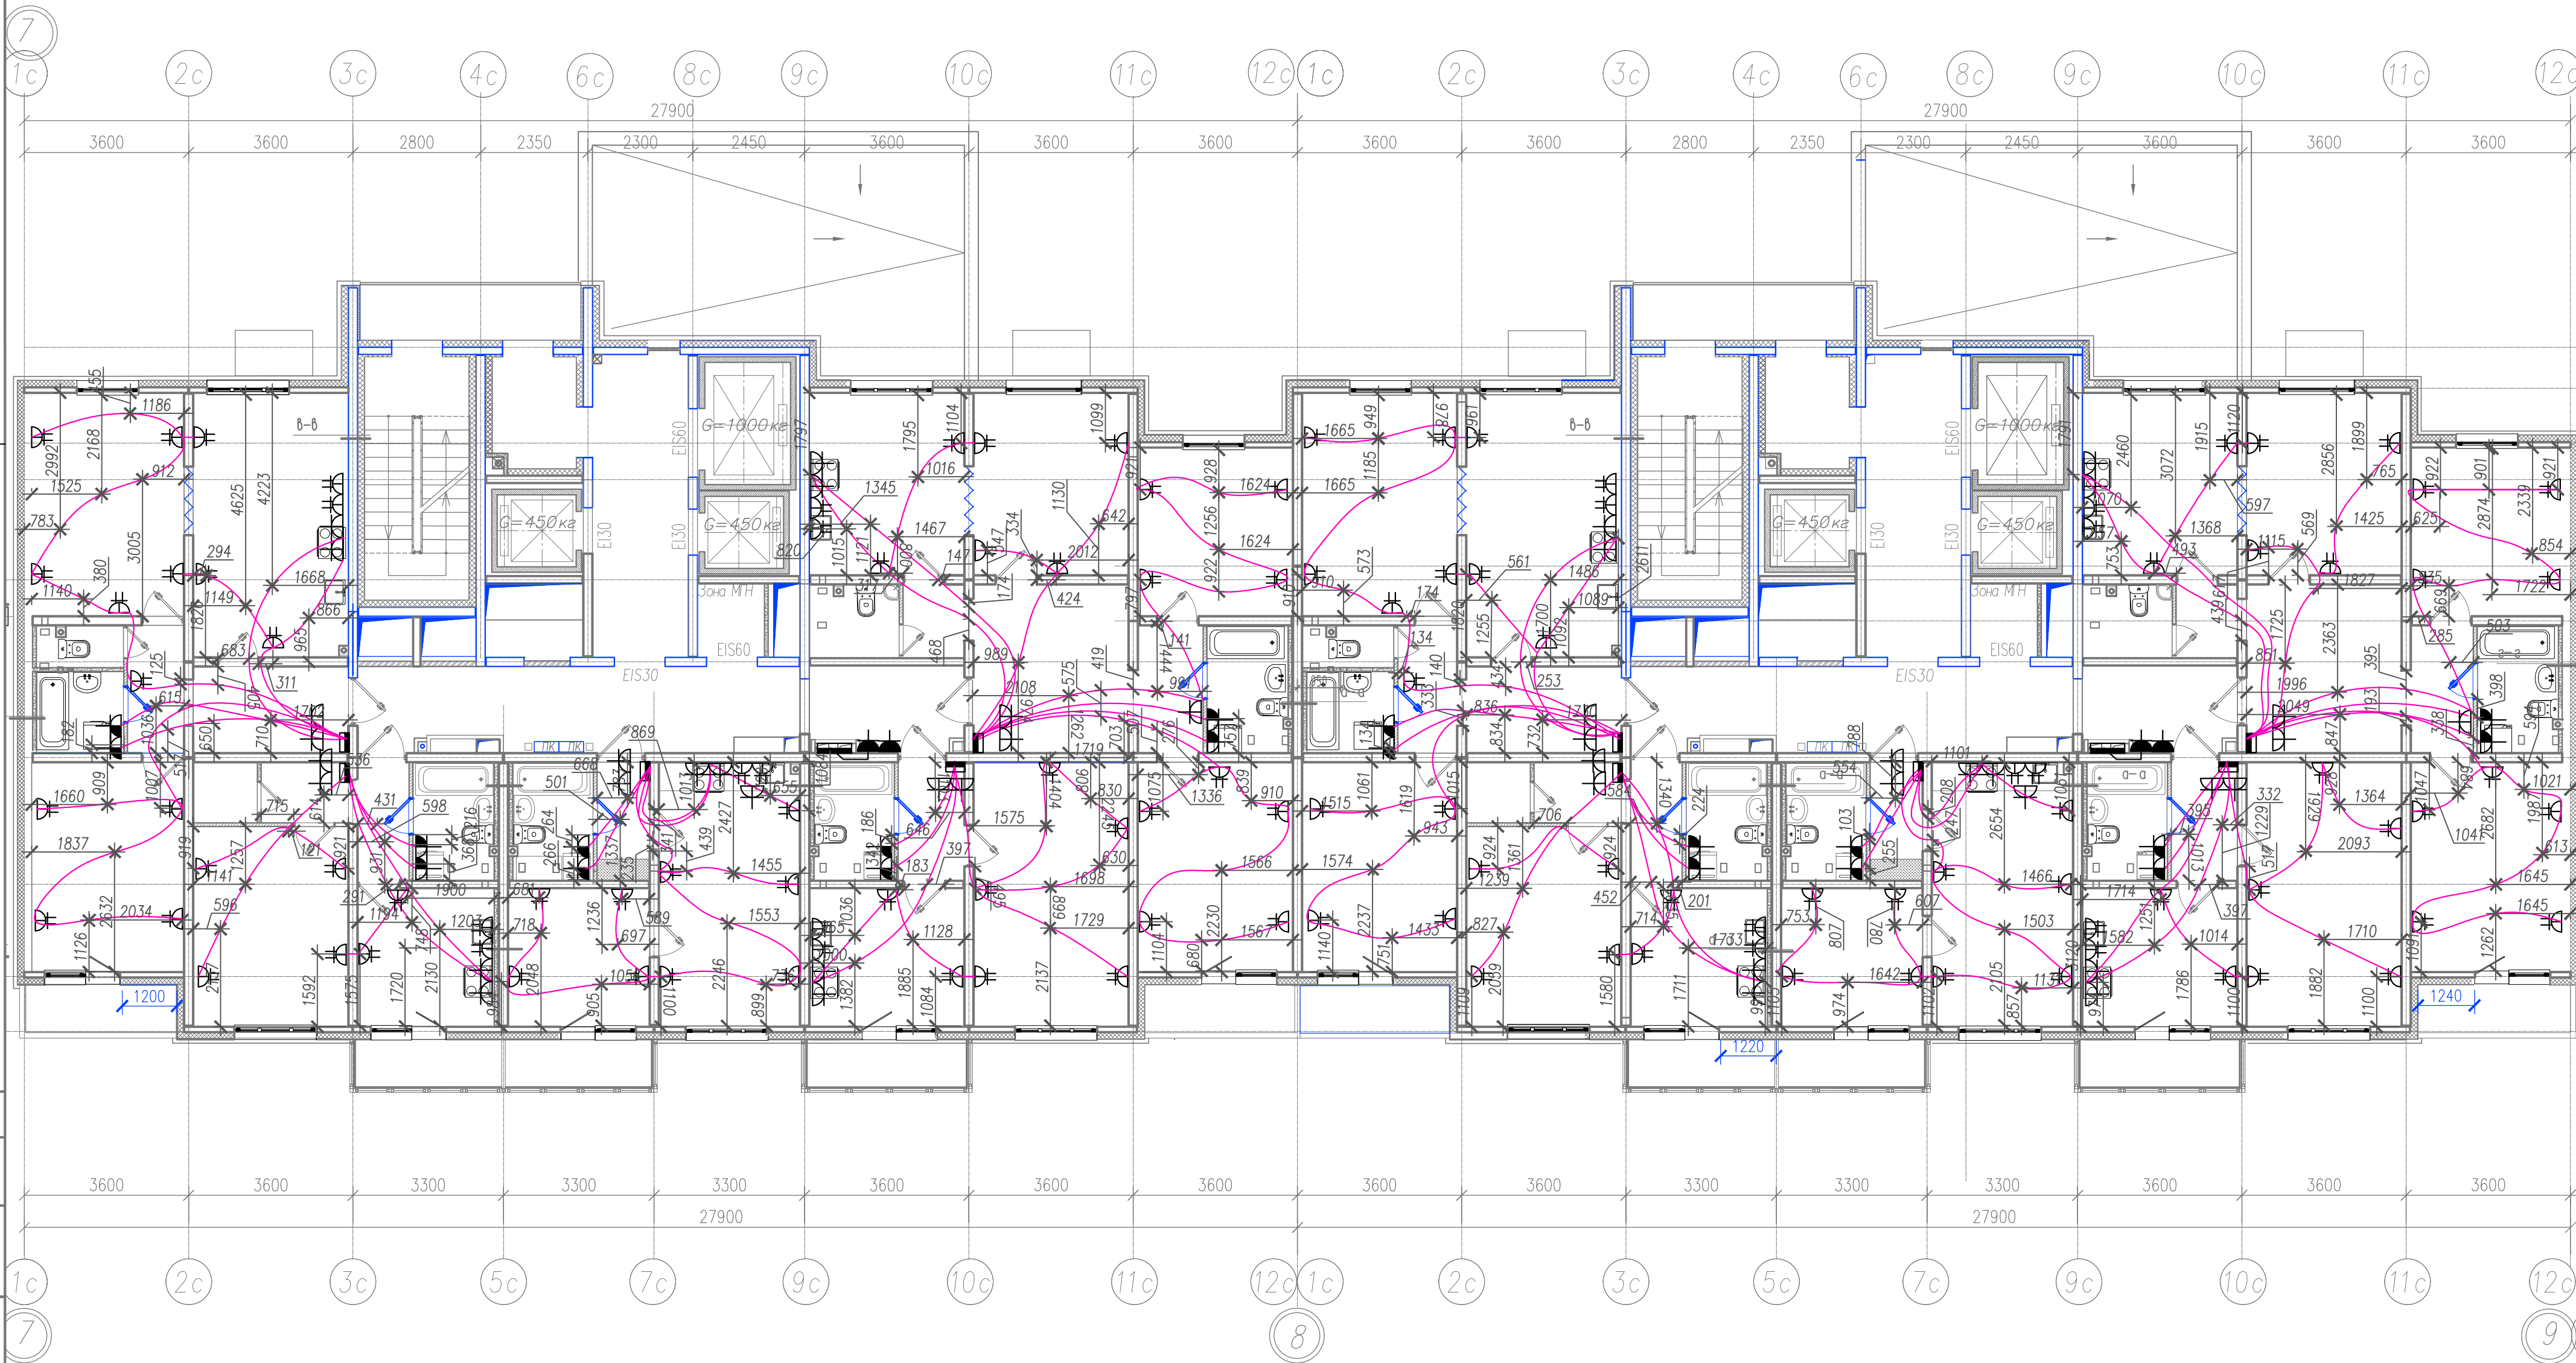

Условные обозначения:

 - ПНД труба Ø16, 25 в стяжке пола (для прокладки сетей к итпелсельным розеткам, эл.плите, стиральной машине, электрополотенцусушителю).

Примечание:

1. Электромонтажные работы произведены в соответствии с СП 76.13330.2016 "Электротехнические устройства", п.6.
2. Охранная зона кабеля ±200 мм.

311/11.03.2014-6-1.2-ЭОМ.1

Санкт-Петербург, Октябрьская набережная, дом 40, корпус 2, литера Г2


Изм.	Кол.уч.	Лист № док	Подпись	Дата	Многоквартирный дом со встроенно-пристроенными помещениями и пристроенным гаражом (автостоянкой). Участок 6 (по ППТ). 3-4 этап строительства. Корпус 1. (Секция 3,4,5,6)	Стадия	Лист	Листов
Спец.ПТО		Серебрякова		08.19		ИД	5	
Пр.работ		Касимов		08.19				
Ген.дир-р		Аржевский		08.19				

Исполнительная схема №5.
План раскладки труб в полу.
План 6 этажа. Секции 3, 4

ООО "Авентин Инжиниринг"

Секция 3

Секция 4

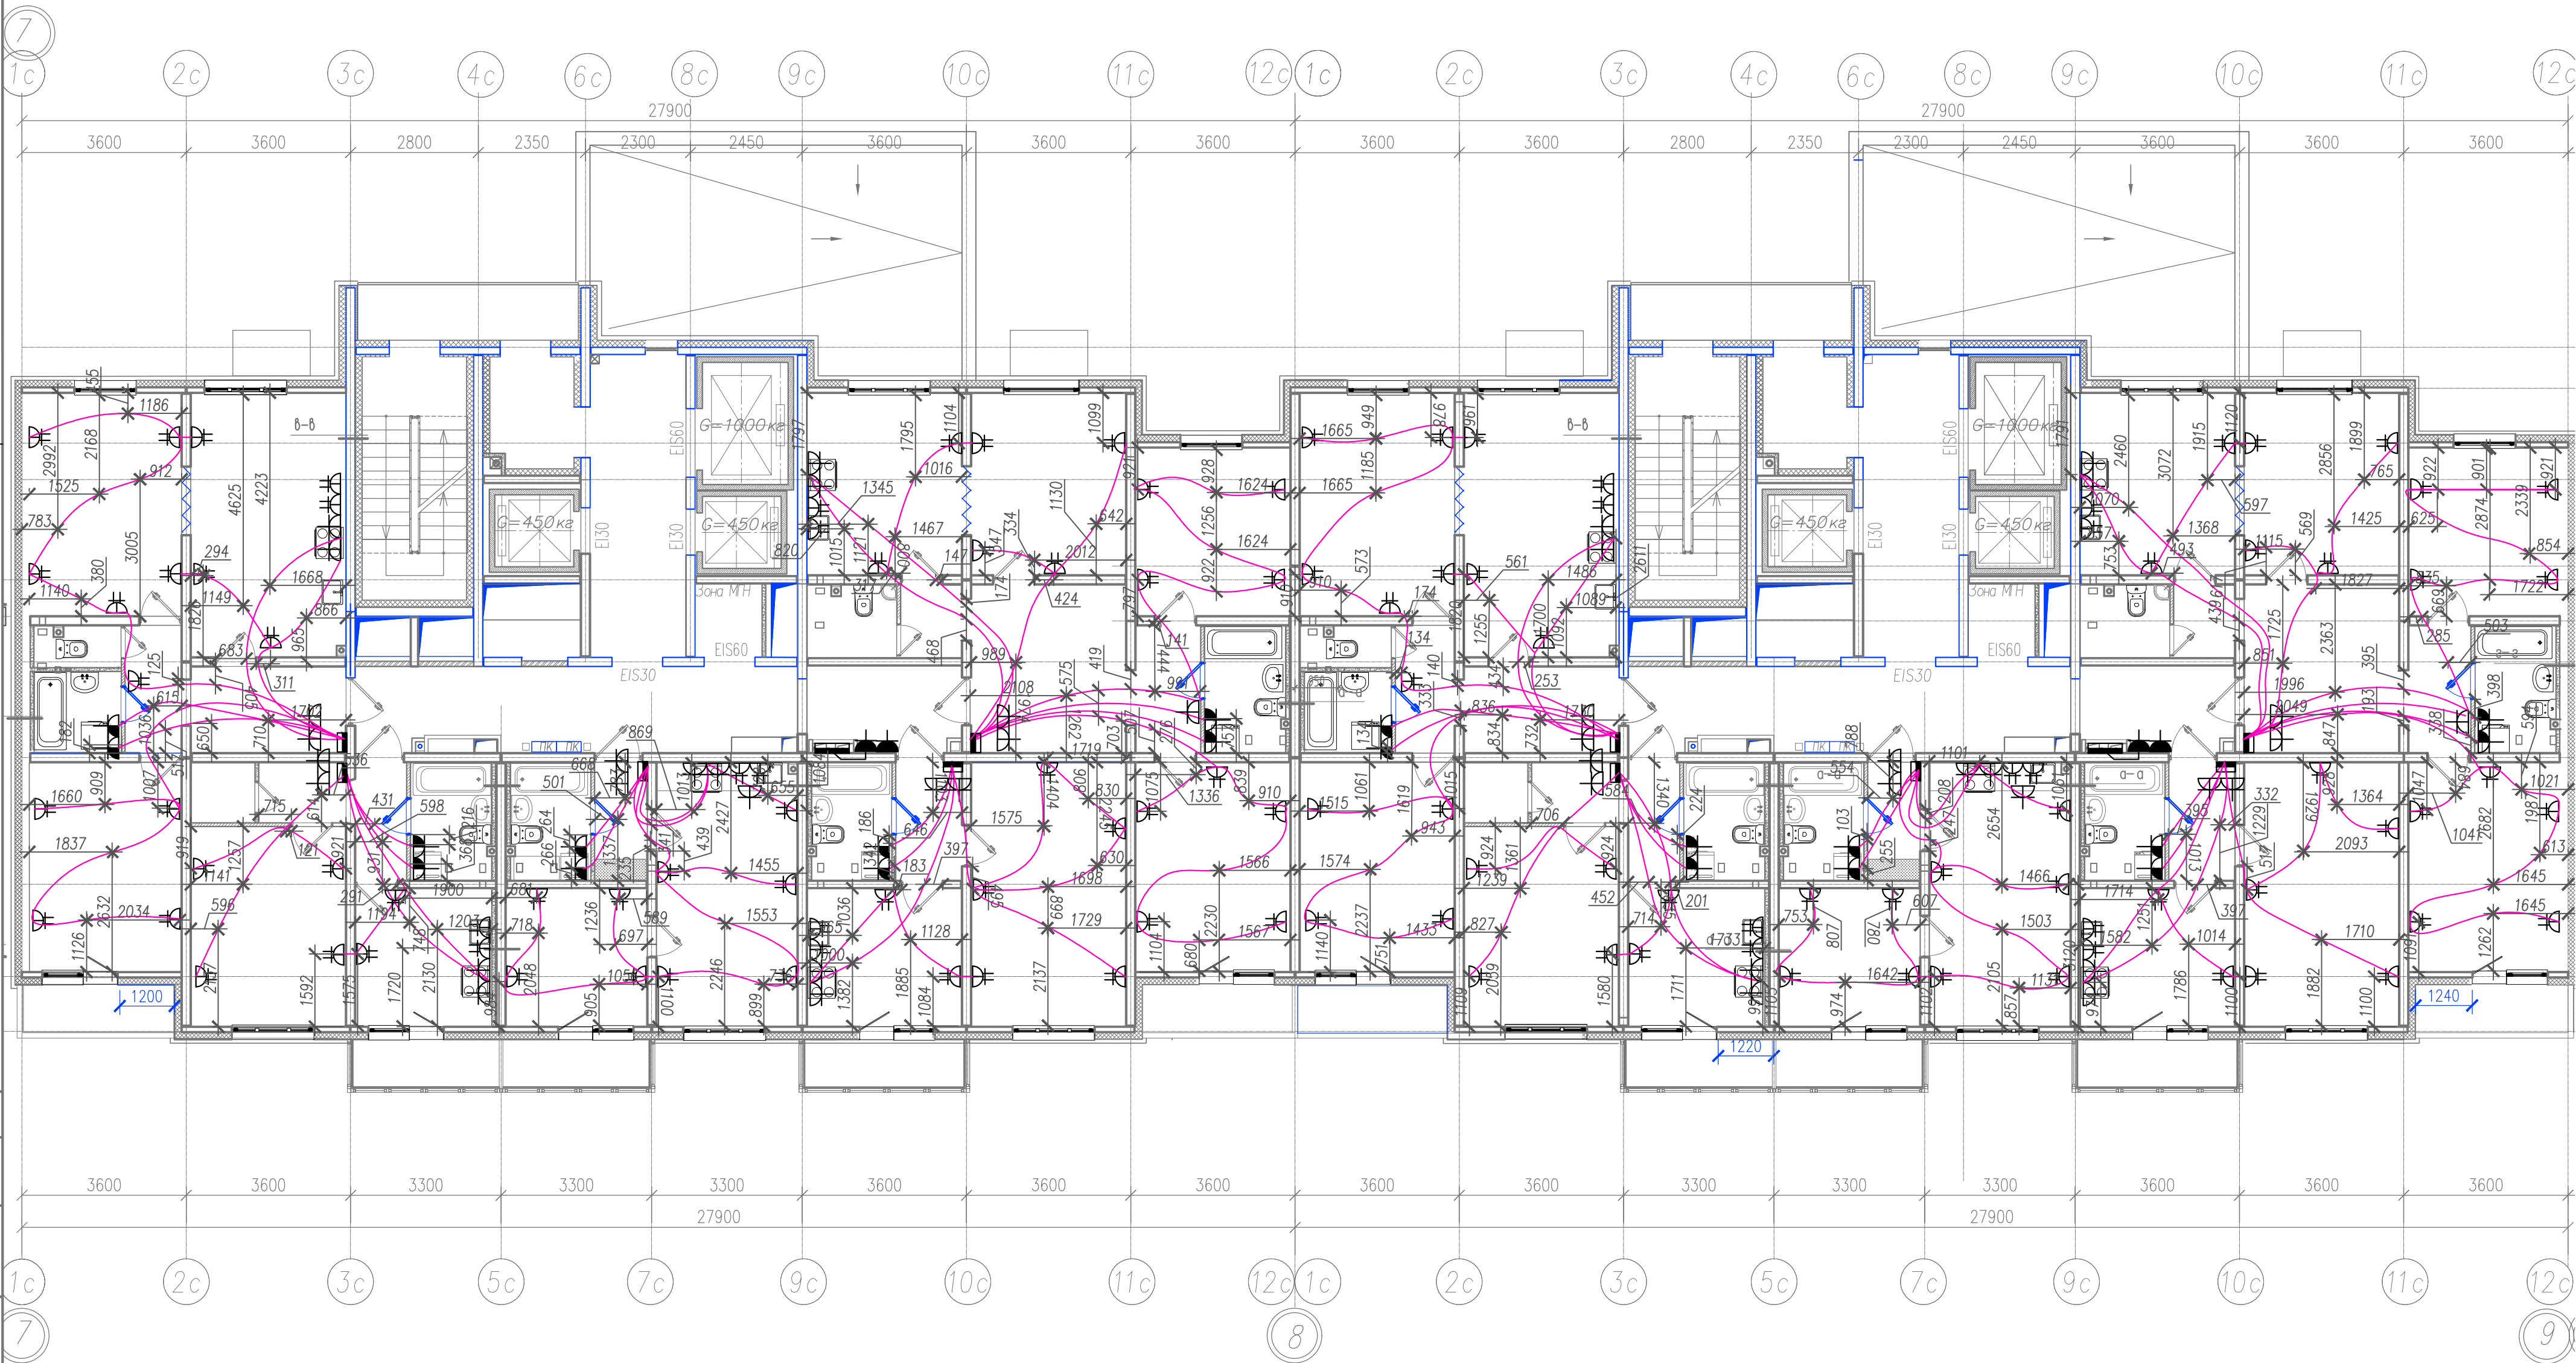

Условные обозначения:

- ПНД труба Ø16, 25 в стяжке пола (для прокладки сетей к штепсельным розеткам, эл.плите, стиральной машине, электрополотенцусушителю).

Примечание:

- Электромонтажные работы произведены в соответствии с СП 76.13330.2016 "Электротехнические устройства", п.6.
- Охранная зона кабеля ±200 мм.

311/11.03.2014-6-1.2-ЭОМ.1

Санкт-Петербург, Октябрьская набережная, дом 40, корпус 2, литера Г2


Изм.	Колуч.	Лист № док	Подпись	Дата	Многоквартирный дом со встроенно-пристроенными помещениями и пристроенным многоэтажным гаражом (автостоянкой). Участок 6 (по ППТ). 3-4 этап строительства. Корпус 1. (Секция 3,4,5,6)	Стадия	Лист	Листов
Пр.работ	Касимов			08.19		ИД	6	
Ген.дир-р	Аржевский			08.19				

Исполнительная схема №6.
План раскладки труб в полу.
План 7 этажа. Секции 3, 4

ООО "Авентин Инжиниринг"

ВЫПОЛНЕНО В СТУДЕНЧЕСКОЙ ВЕРСИИ ПРОГРАММЫ AUTODESK

ВЫПОЛНЕНО В СТУДЕНЧЕСКОЙ ВЕРСИИ ПРОГРАММЫ AUTODESK

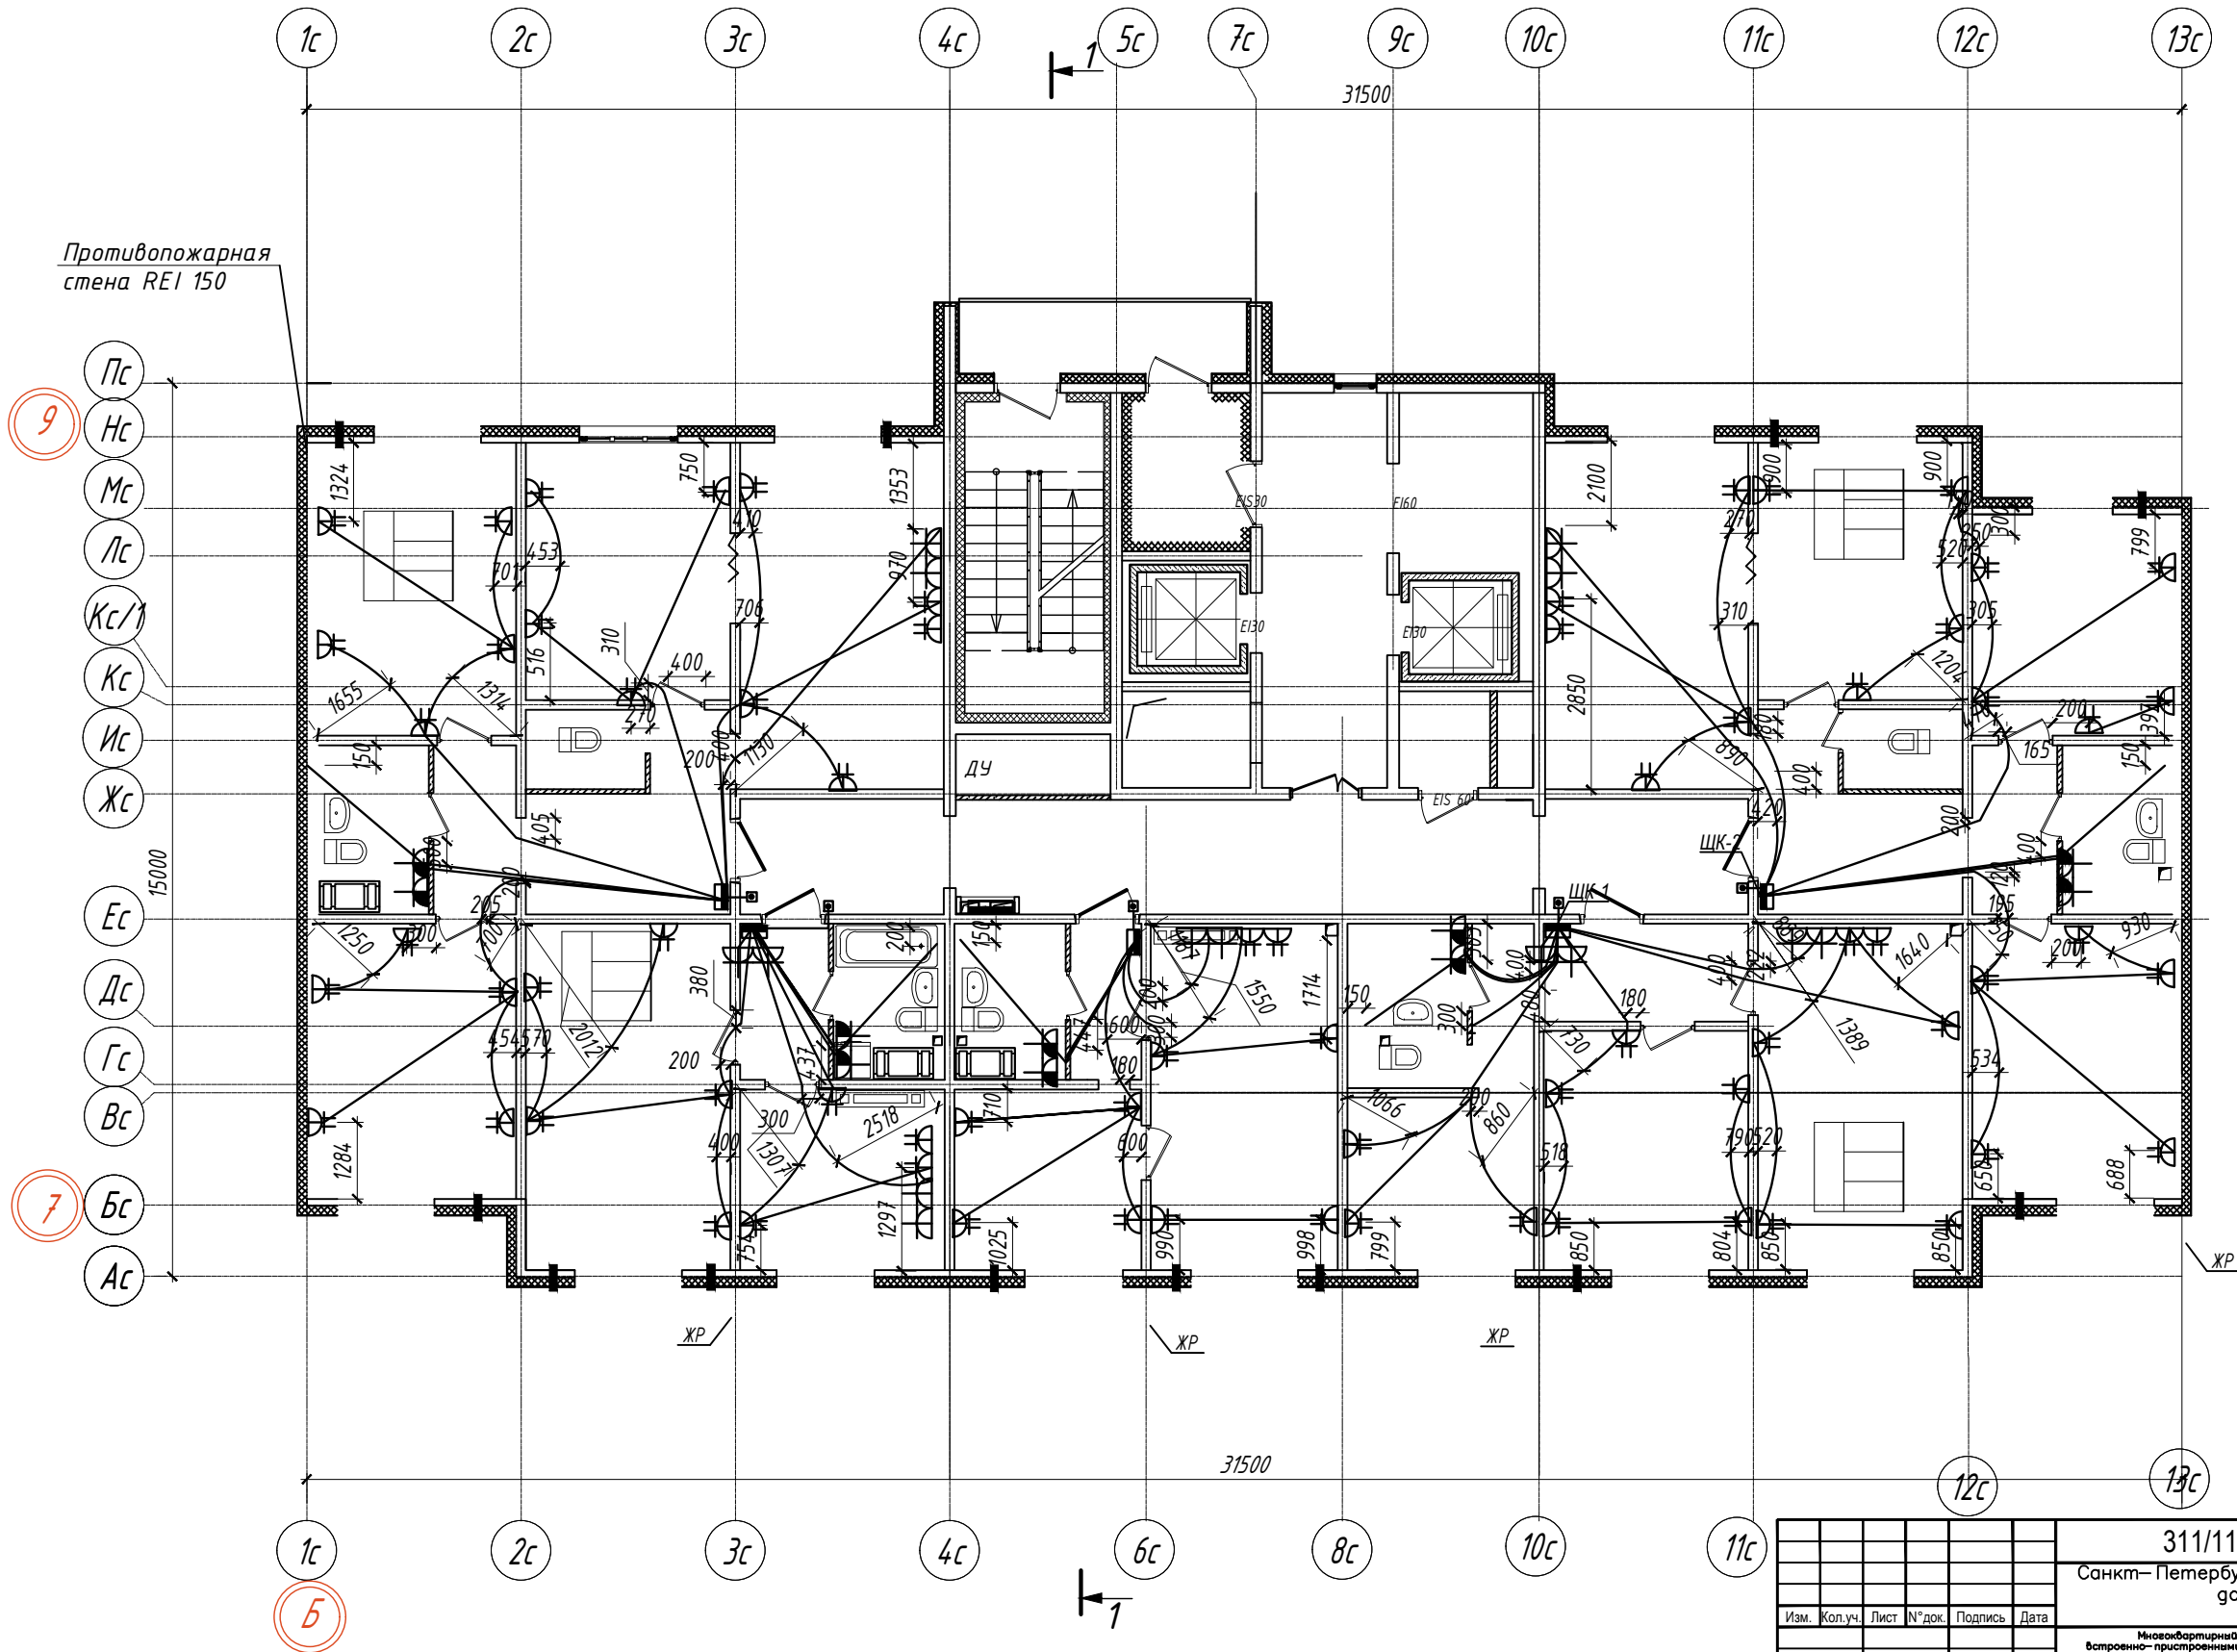


* Все размеры указаны в миллиметрах

311/11.03.2014-5-1.2-ЭОМ					
Санкт-Петербург, Октябрьская набережная, дом 40, корпус 2, литера Г2					
Многоквартирный дом со встроенно-пристроенными помещениями и пристроенным многоэтажным гаражом (автомобильной). Участок 5 (по ППТ) Корпус 1 (Секция 7).				Стадия	Лист
План прокладки ПВД трубы на 11 этаже				ИД	Листов
				1	1
				ООО "ЭлектромонтажПлюс"	

Секция 3

Секция 4

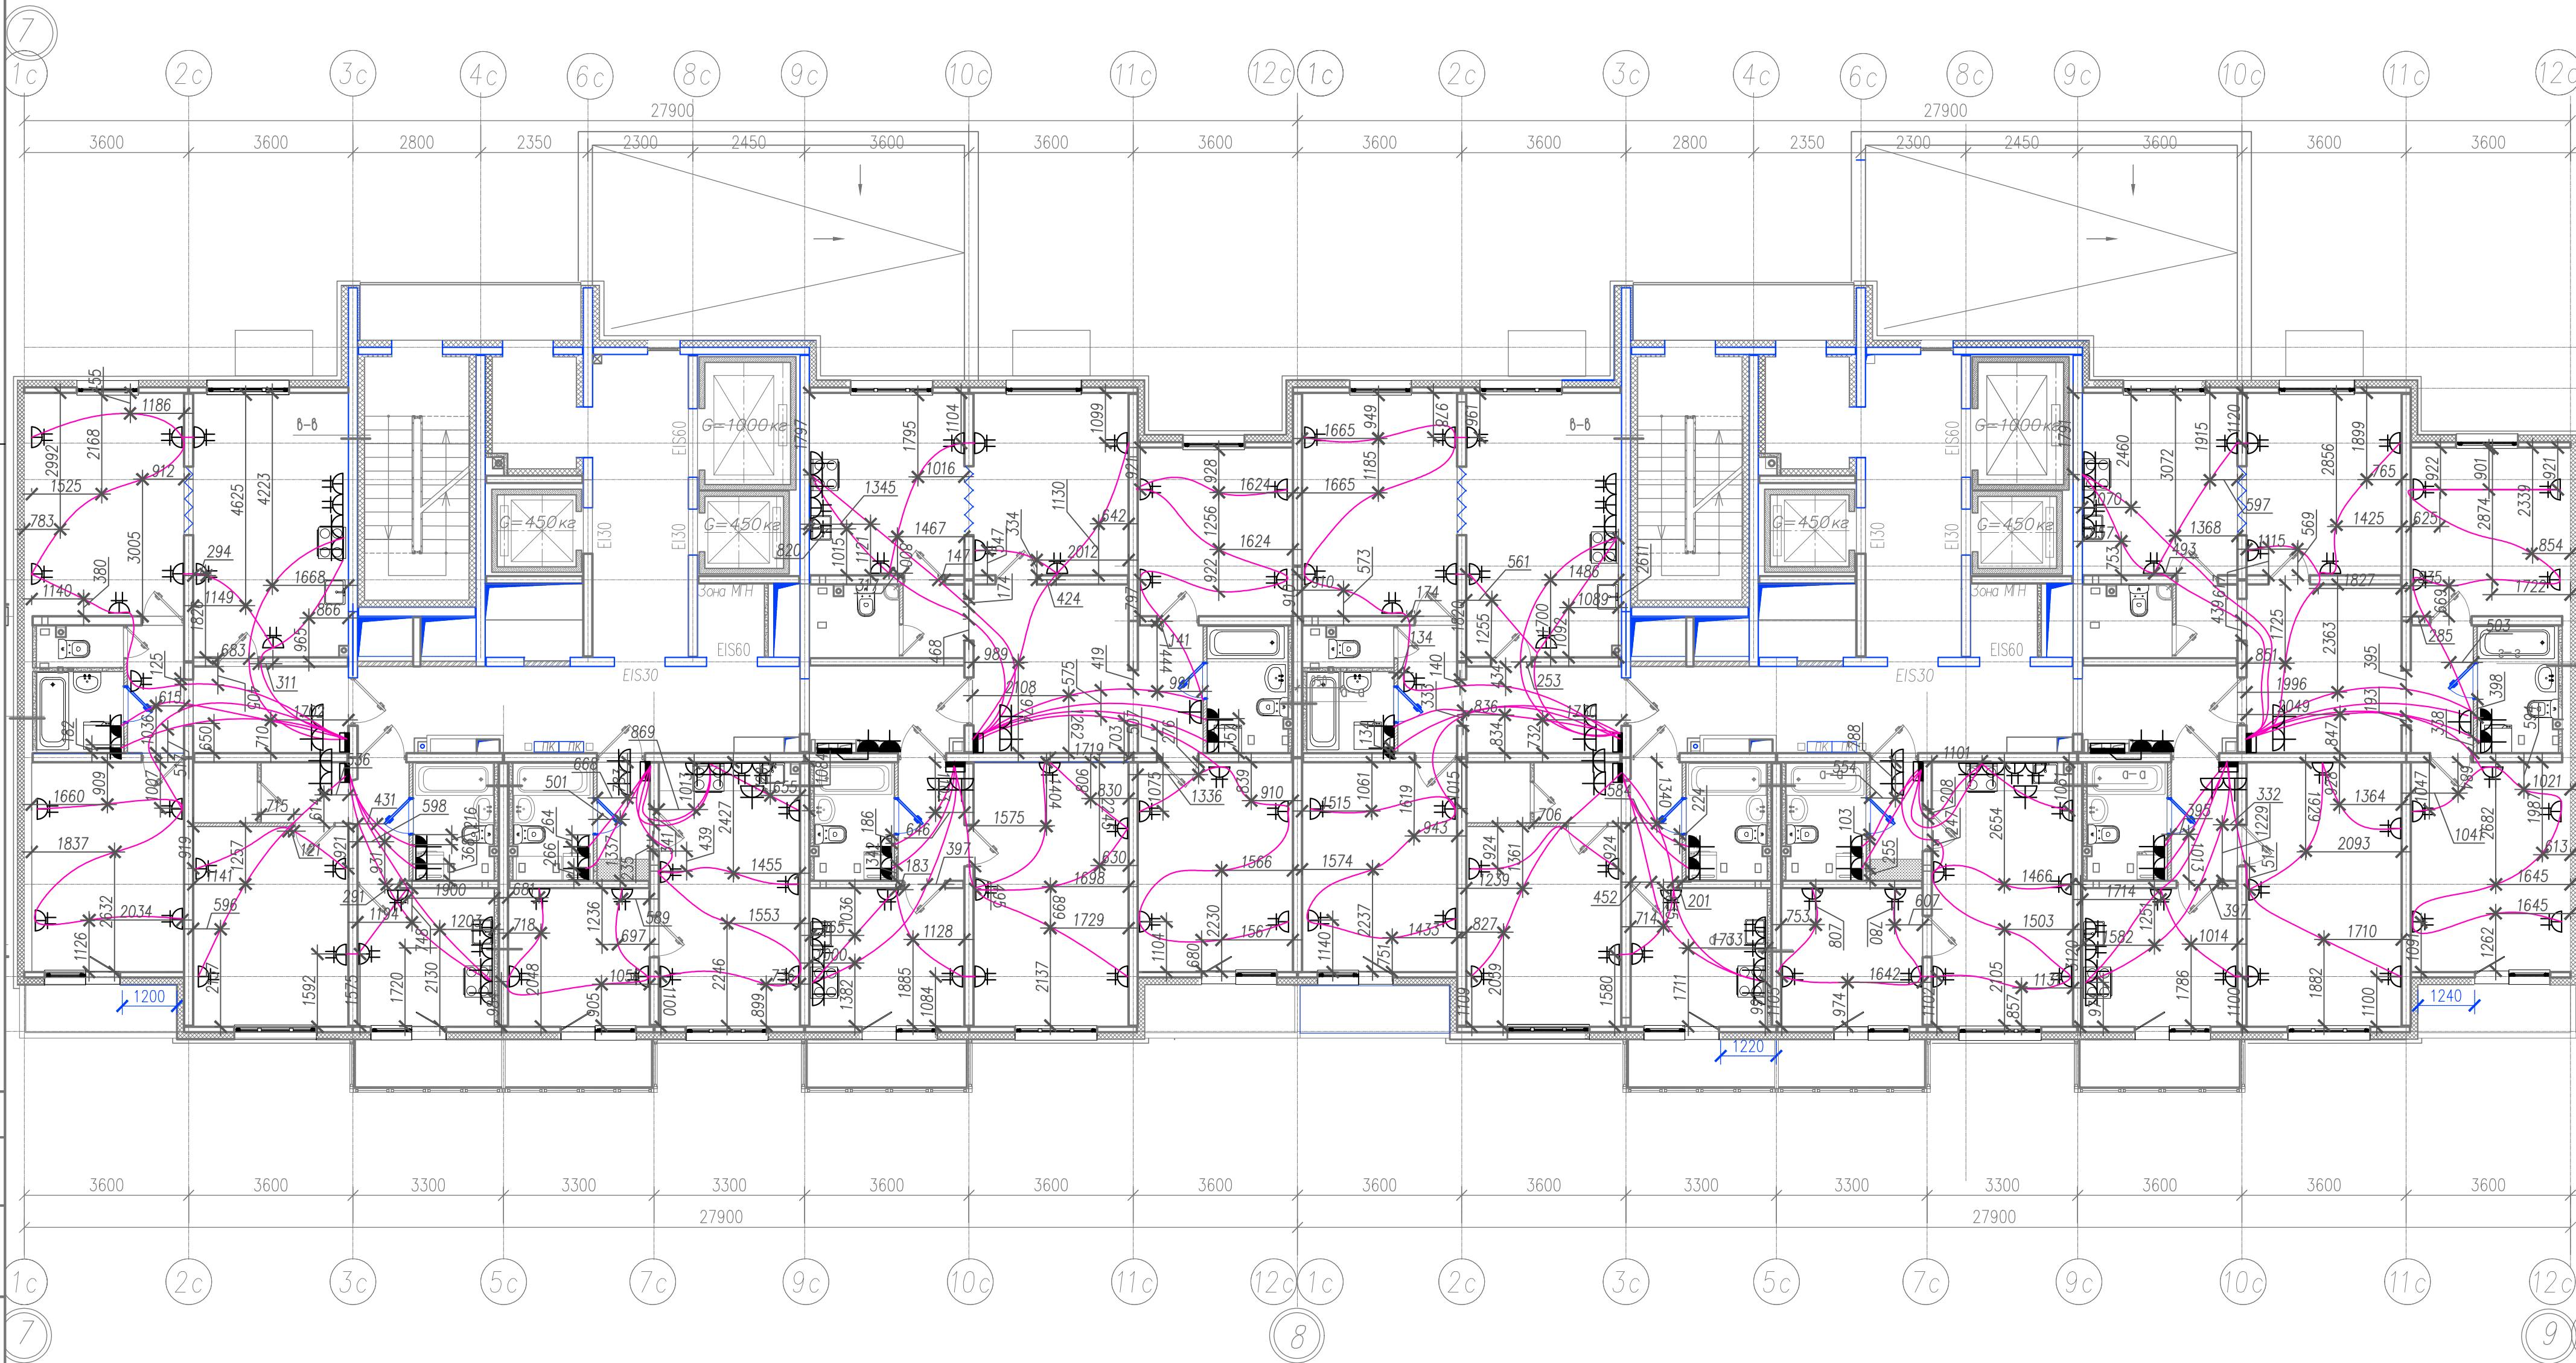

Условные обозначения:

 - ПНД труба Ø16, 25 в стяжке пола (для прокладки сетей к штепсельным розеткам, эл.плите, стиральной машине, электрополотенцесушителю).

Примечание:

- Электромонтажные работы произведены в соответствии с СП 76.13330.2016 "Электротехнические устройства", п.6.
- Охранная зона кабеля ±200 мм.

311/11.03.2014-6-1.2-ЭОМ.1

Санкт-Петербург, Октябрьская набережная, дом 40, корпус 2, литера Г2


Изм.	Кол.уч.	Лист № док	Подпись	Дата	Многоквартирный дом со встроенно-пристроенными помещениями и пристроенным многоэтажным гаражом (автостоянкой). Участок 6 (по ППТ). 3-4 этап строительства. Корпус 1. (Секция 3,4,5,6)	Стадия	Лист	Листов
Спец. ПТО	Серебрякова	08.19		08.19		ИД	18	
Пр.работ	Касимов	08.19		08.19				
Ген.дир-р	Аржевский	08.19		08.19				

Исполнительная схема №18.
План раскладки труб в полу.
План 14 этажа. Секции 3, 4.

ООО "Авентин Инжиниринг"

Секция 3

Секция 4

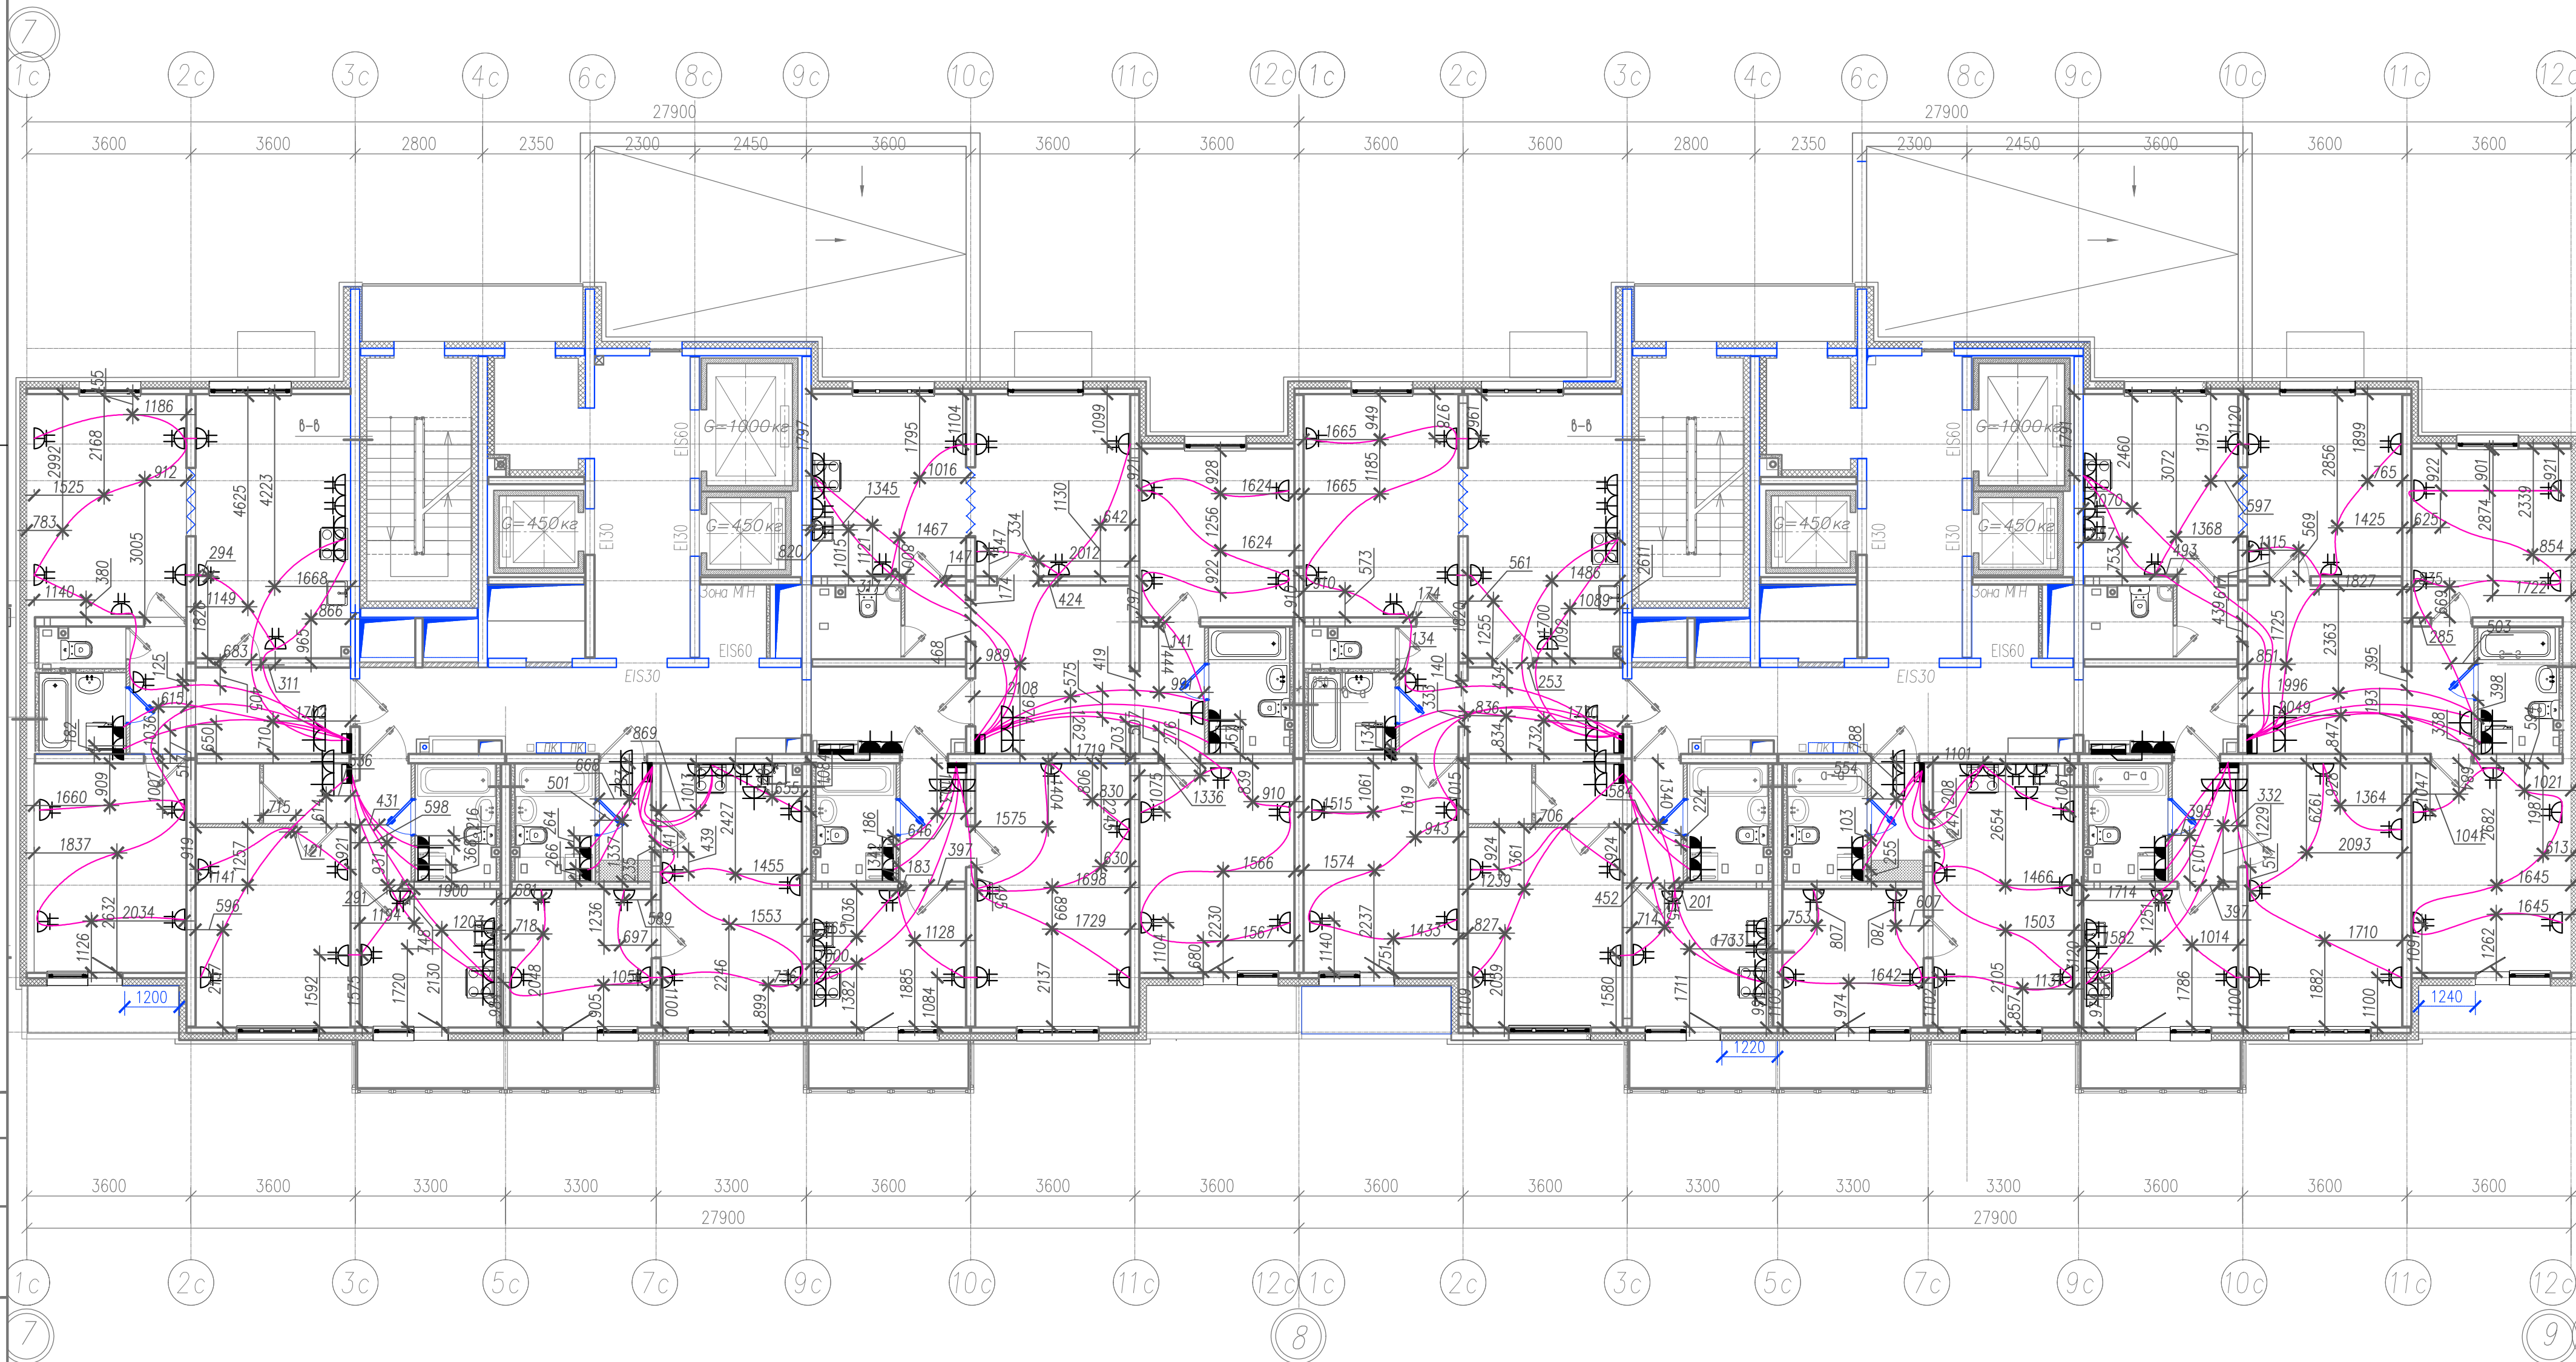

Условные обозначения:



- ПНД труба Ø16, 25 в стяжке пола (для прокладки сетей к штепсельным розеткам, эл.плите, стиральной машине, электрополотенцесушителю).

Примечание:

1. Электромонтажные работы произведены в соответствии с СП 76.13330.2016 "Электротехнические устройства", п.6.
2. Охранная зона кабеля ±200 мм.


311/11.03.2014-6-1.2-ЭОМ.1

Санкт-Петербург, Октябрьская набережная, дом 40, корпус 2, литера Г2

					311/11.03.2014-6-1.2-ЗОМ.1				
					Санкт-Петербург, Октябрьская набережная, дом 40, корпус 2, литера Г2				
Изм.	Кол.уч.	Лист № док	Подпись	Дата	Многоквартирный дом со встроенно-пристроенными помещениями и пристроенным многоэтажным гаражом (автостоянкой). Участок 6 (по ППТ). 3-4 этап строительства. Корпус 1. (Секция 3,4,5,6)	Стадия	Лист	Листов	
Спец.ПТО		Серебрякова		08.19		ИД	20		
Пр.работ		Касимов		08.19					
Ген.дир-р		Аржевский		08.19					
					Исполнительная схема №20. План раскладки труб в полу. План 16 этажа. Секции 3, 4	ООО "Авентин Инжиниринг"			

Секция 3

Секция 4

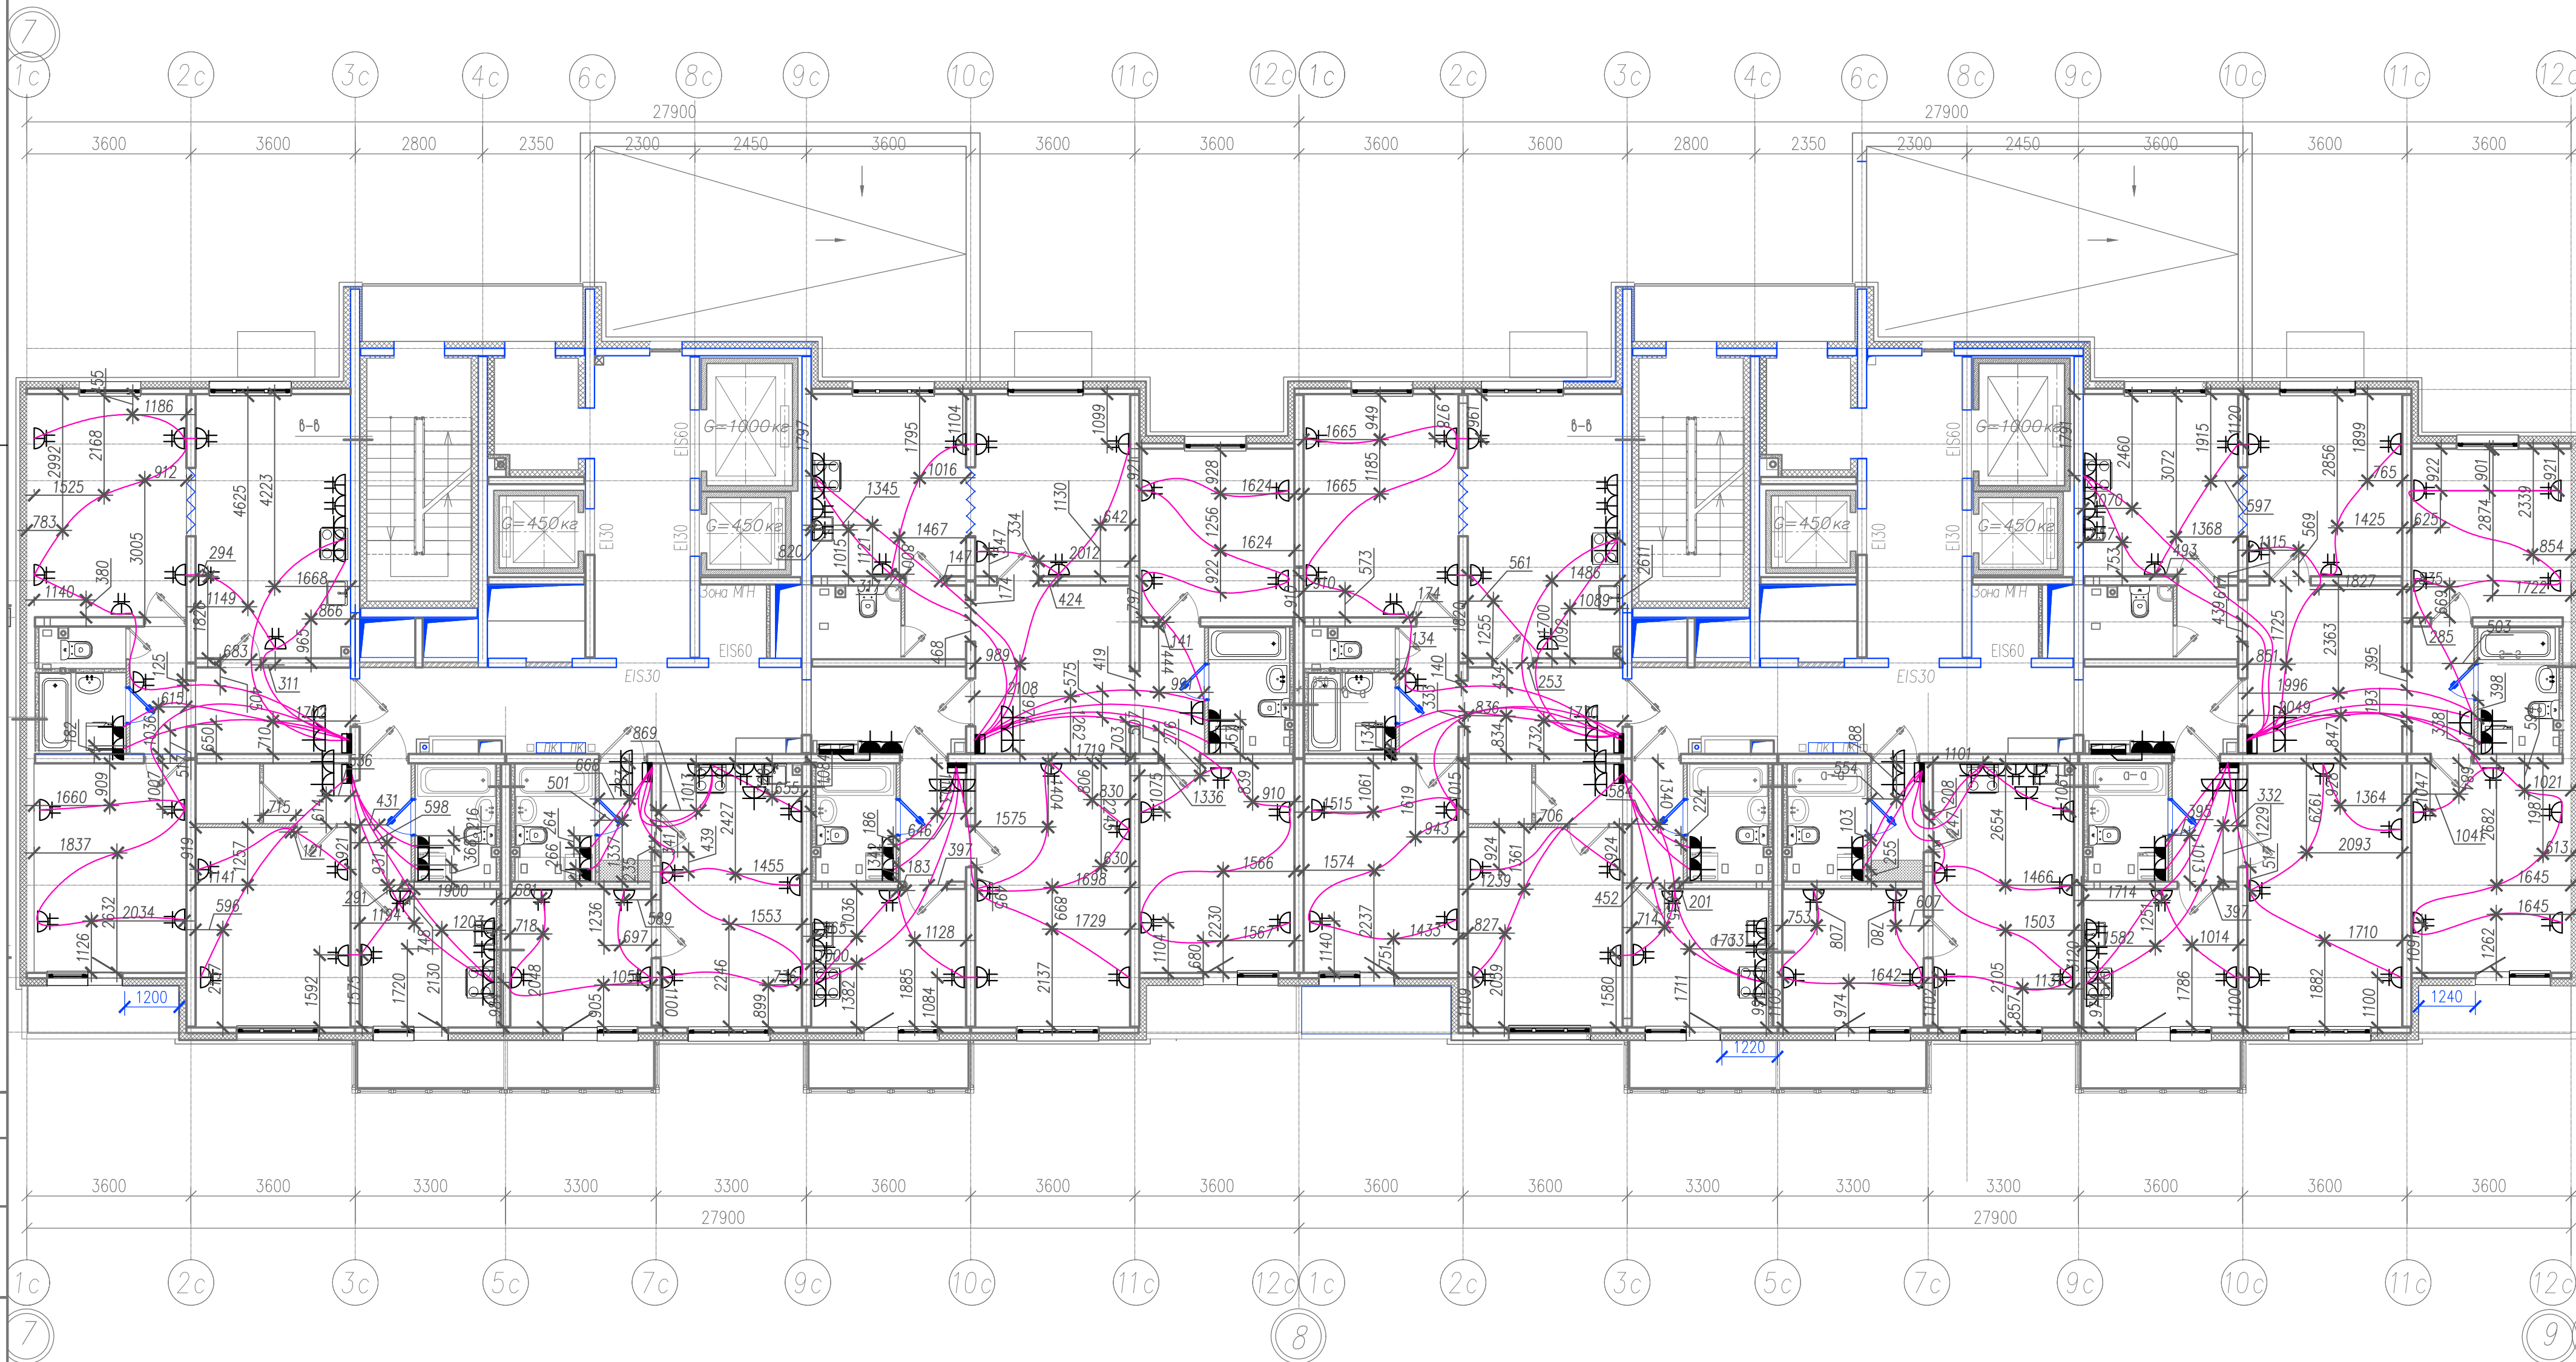

Условные обозначения:

~ ПНД труба Ø16, 25 в стяжке пола (для прокладки сетей к штепсельным розеткам, эл.плите, стиральной машине, электрополотенцесушителю).

Примечание:

- Электромонтажные работы произведены в соответствии с СП 76.13330.2016 "Электротехнические устройства", п.6.
- Охранная зона кабеля ±200 мм.

311/11.03.2014-6-1.2-ЗОМ.1

Санкт-Петербург, Октябрьская набережная, дом 40, корпус 2, литера Г2


Изм.	Кол.уч.	Лист № док.	Подпись	Дата	ИД	Лист	Листов
Спец.ПТО	Серебрякова	08.19			ИД	21	
Пр.работ	Касимов	08.19					
Ген.дир.-р	Аржевский	08.19					

Исполнительная схема №21.
План раскладки труб в полу.
План 17 этажа. Секции 3, 4

ООО "Авентин Инжиниринг"

Секция 3

Секция 4

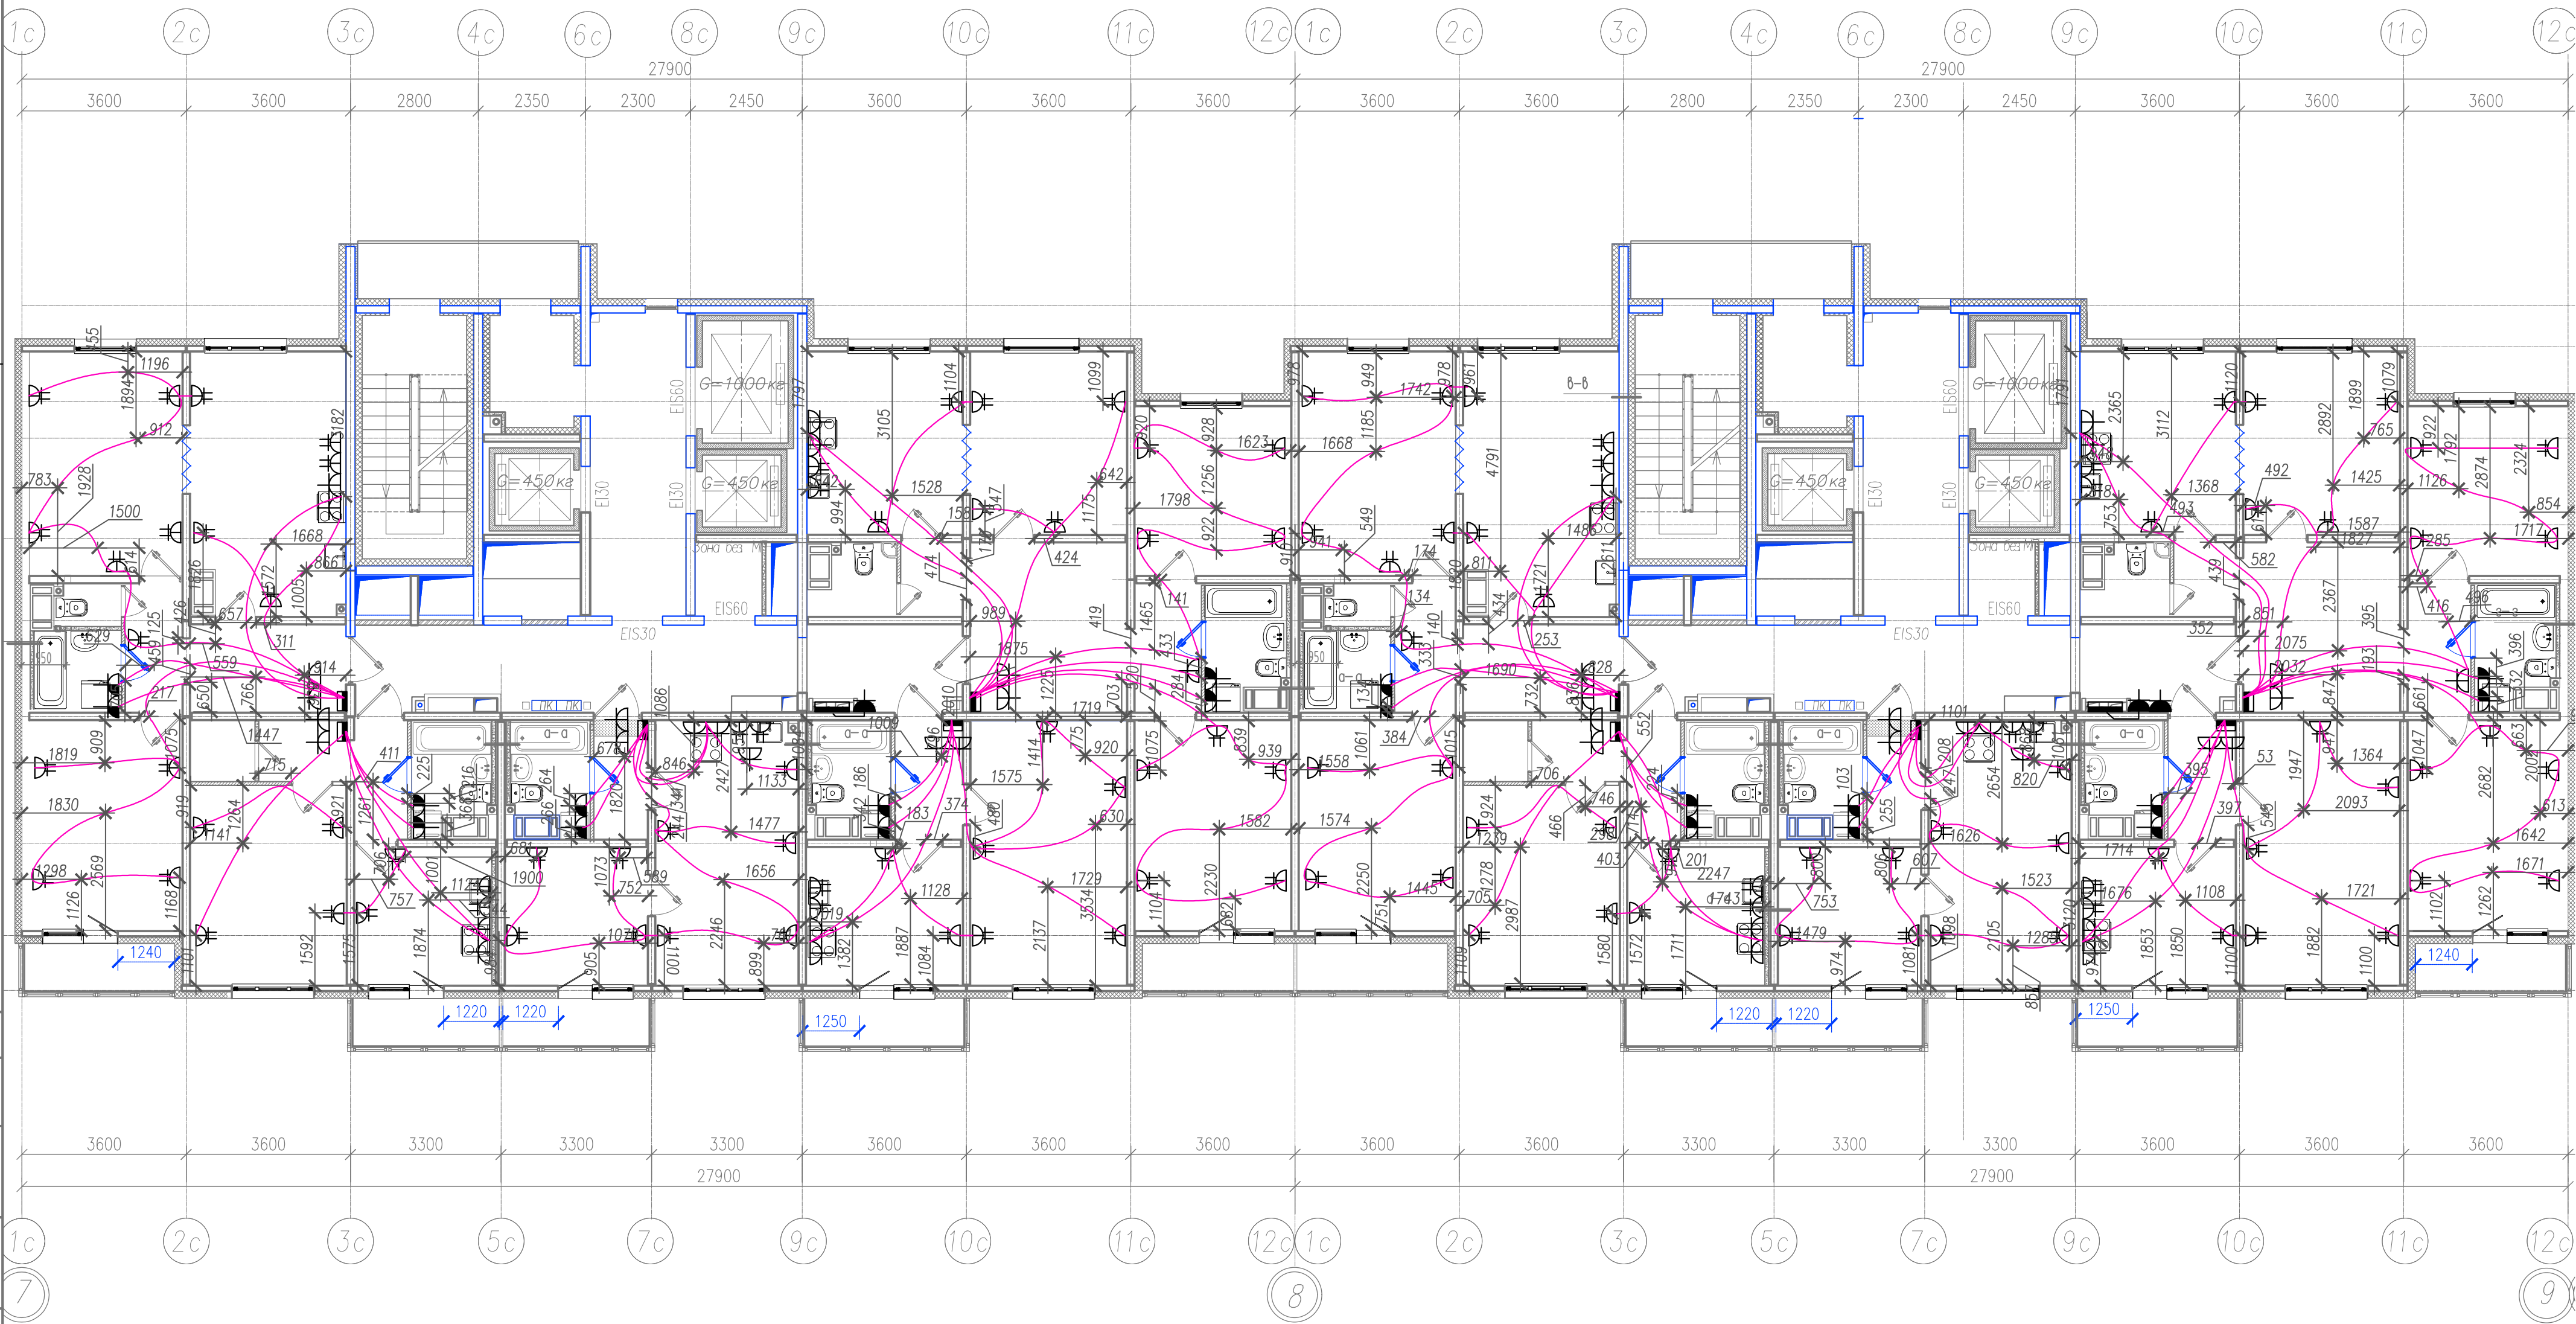

Условные обозначения:

— ПНД труба Ø16, 25 в стяжке пола (для прокладки сетей к штепсельным розеткам, эл.плите, стиральной машине, электрополотенцесушителю).

Примечание:

- Электромонтажные работы произведены в соответствии с СП 76.13330.2016 "Электротехнические устройства", п.6.
- Охранная зона кабеля ±200 мм.

311/11.03.2014-6-1.2-ЭОМ.1

Санкт-Петербург, Октябрьская набережная, дом 40, корпус 2, литера Г2

Изм.	Кол.уч.	Лист № док	Подпись	Дата	Многоквартирный дом со встроенно-пристроенными помещениями и пристроенным многоэтажным гаражом (автостоянкой). Участок 6 (по ППТ). 3-4 этап строительства. Корпус 1. (Секция 3,4,5,6)	Стадия	Лист	Листов
Пр.работ	Касимов	08.19				ИД	10	
Ген.дир-р	Аржевский	08.19						

Исполнительная схема №10.
План раскладки труб в полу.
План 21 этажа. Секции 3, 4

ООО "Авентин Инжиниринг"