


Секция 3

Секция 4

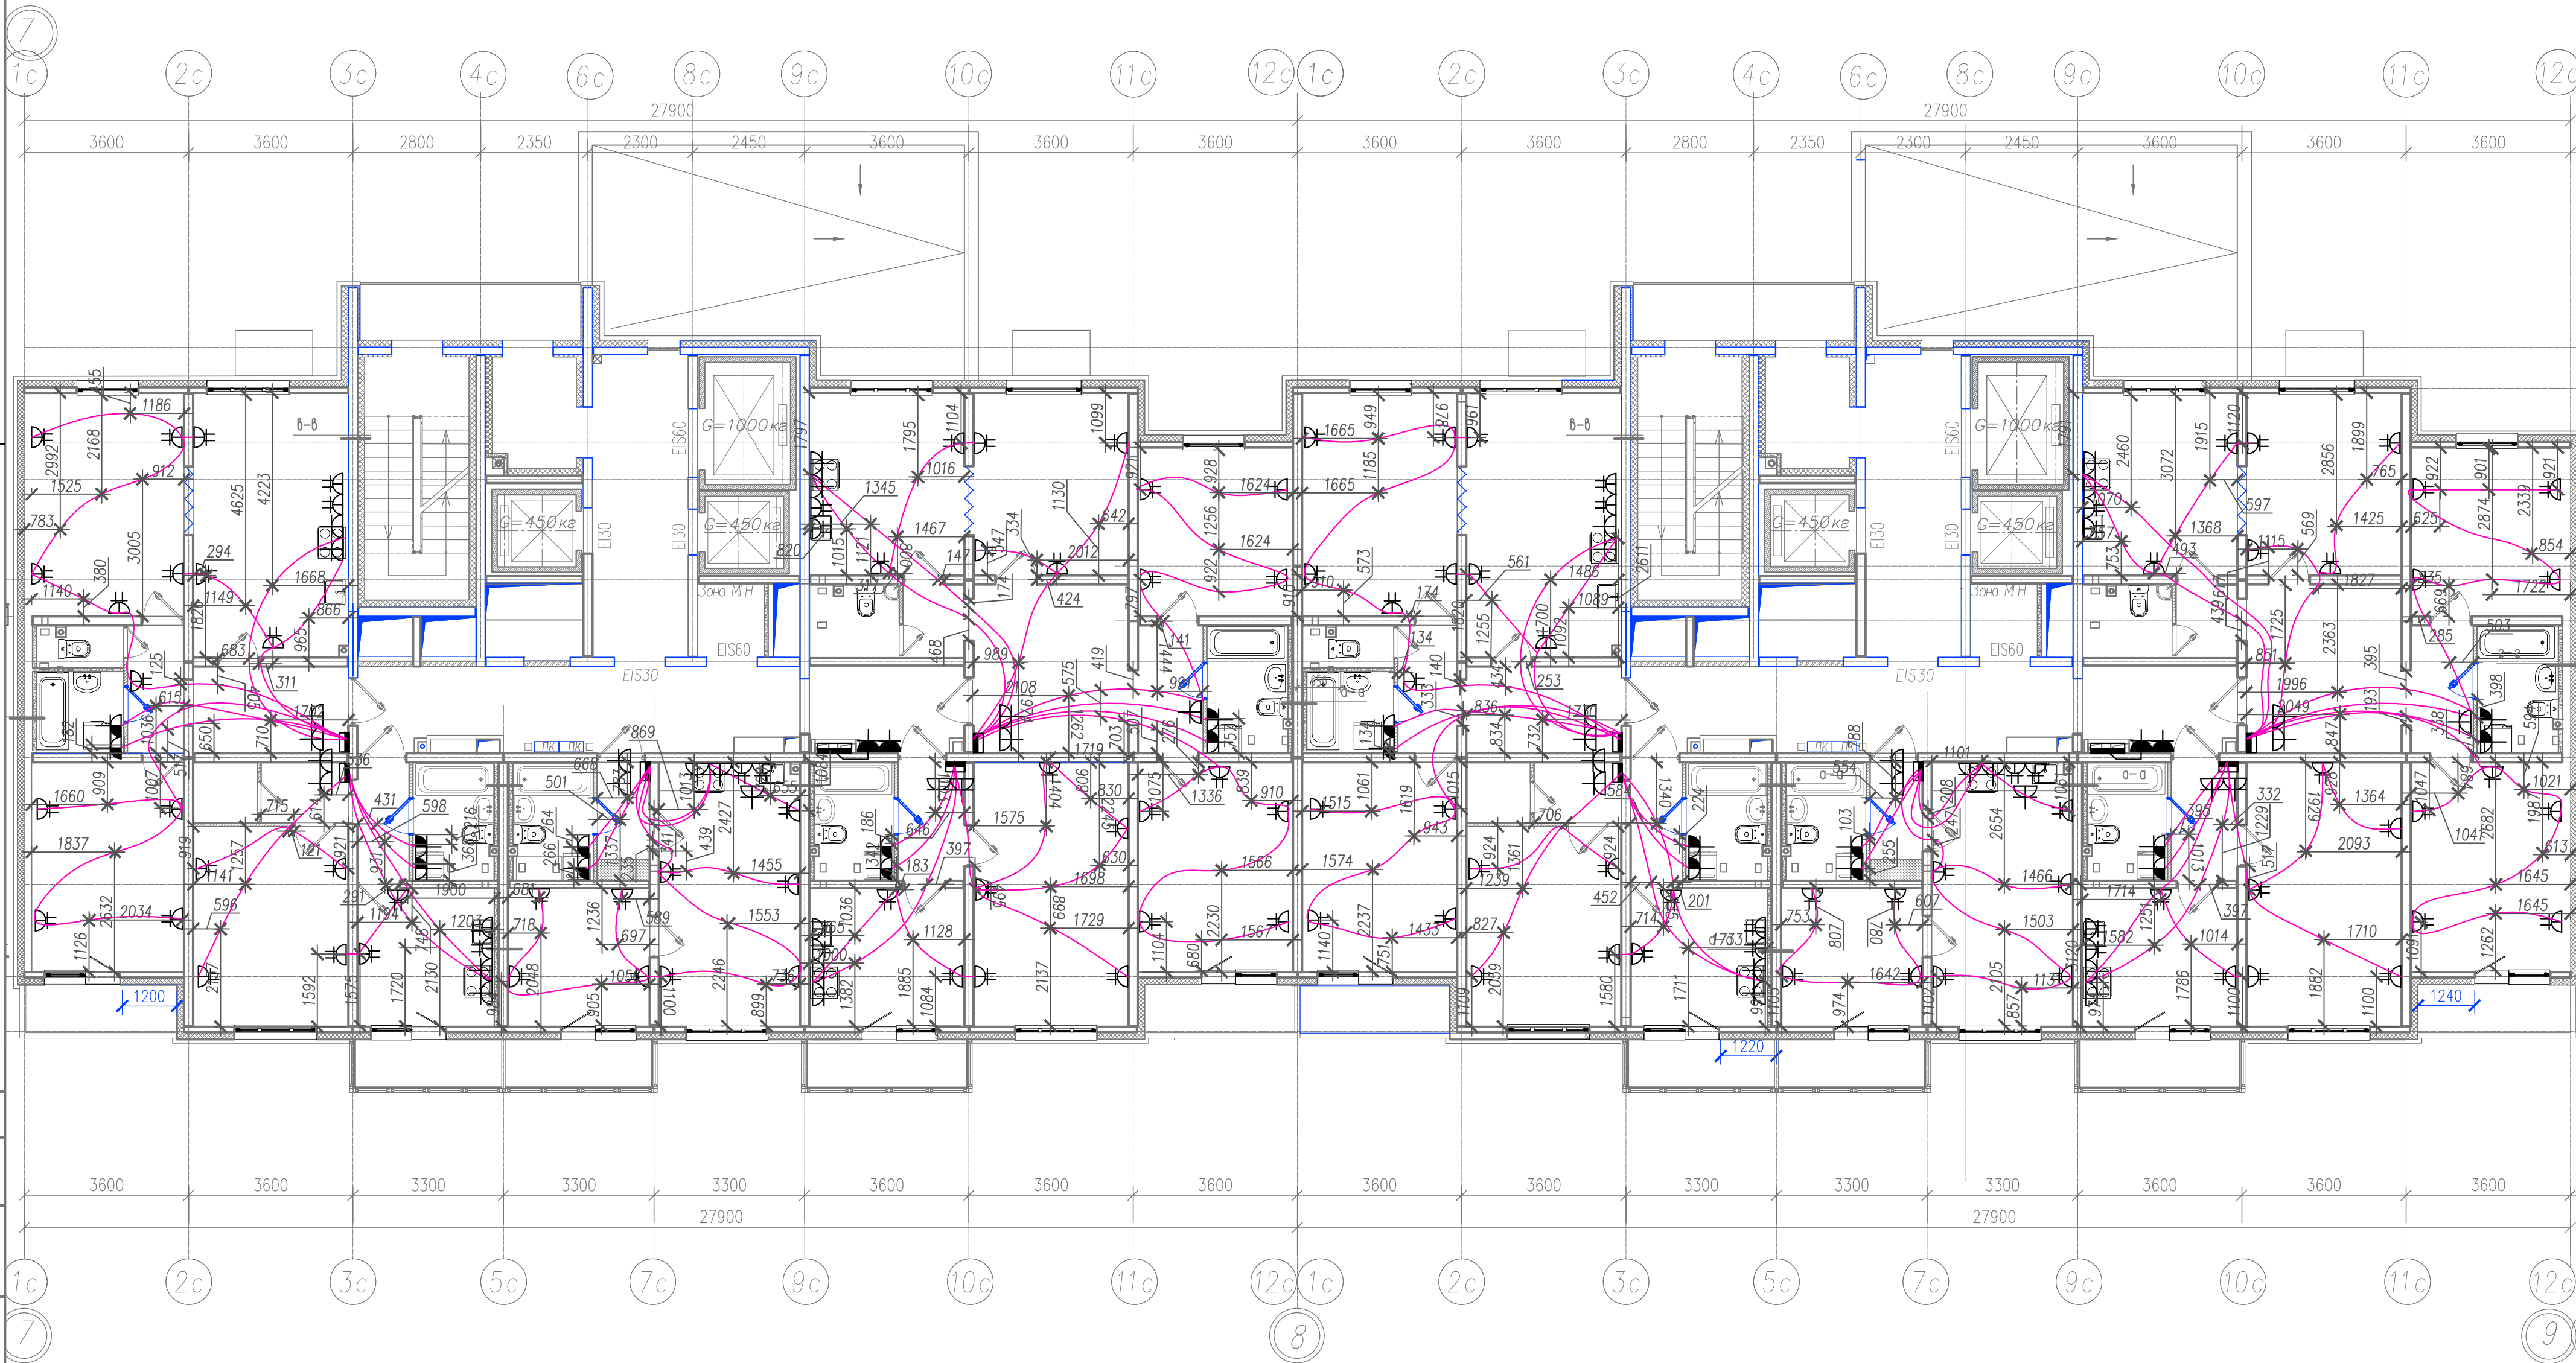

Условные обозначения:

— ПНД труба Ø16, 25 в стяжке пола (для прокладки сетей к штепсельным розеткам, эл.плите, стиральной машине, электрополотенцесушителю).

Примечание:

1. Электромонтажные работы произведены в соответствии с СП 76.13330.2016 "Электротехнические устройства", п.6.
2. Охранная зона кабеля ±200 мм.

311/11.03.2014-6-1.2-ЭОМ.1

Санкт-Петербург, Октябрьская набережная, дом 40, корпус 2, литера Г2


Изм.	Кол.уч.	Лист № док	Подпись	Дата	Многоквартирный дом со встроенно-пристроенными помещениями и пристроенным многоэтажным гаражом (автостоянкой). Участок 6 (по ППТ). 3-4 этап строительства. Корпус 1. (Секция 3,4,5,6)	Стадия	Лист	Листов
Спец. ПТО	Серебрякова	08.19		08.19		ИД	4	
Пр.работ	Касимов	08.19		08.19				
Ген.дир-р	Аржевский	08.19		08.19				

Исполнительная схема №4.
План раскладки труб в полу.
План 5 этажа. Секции 3, 4

ООО "Авентин Инжиниринг"

Секция 3

Секция 4

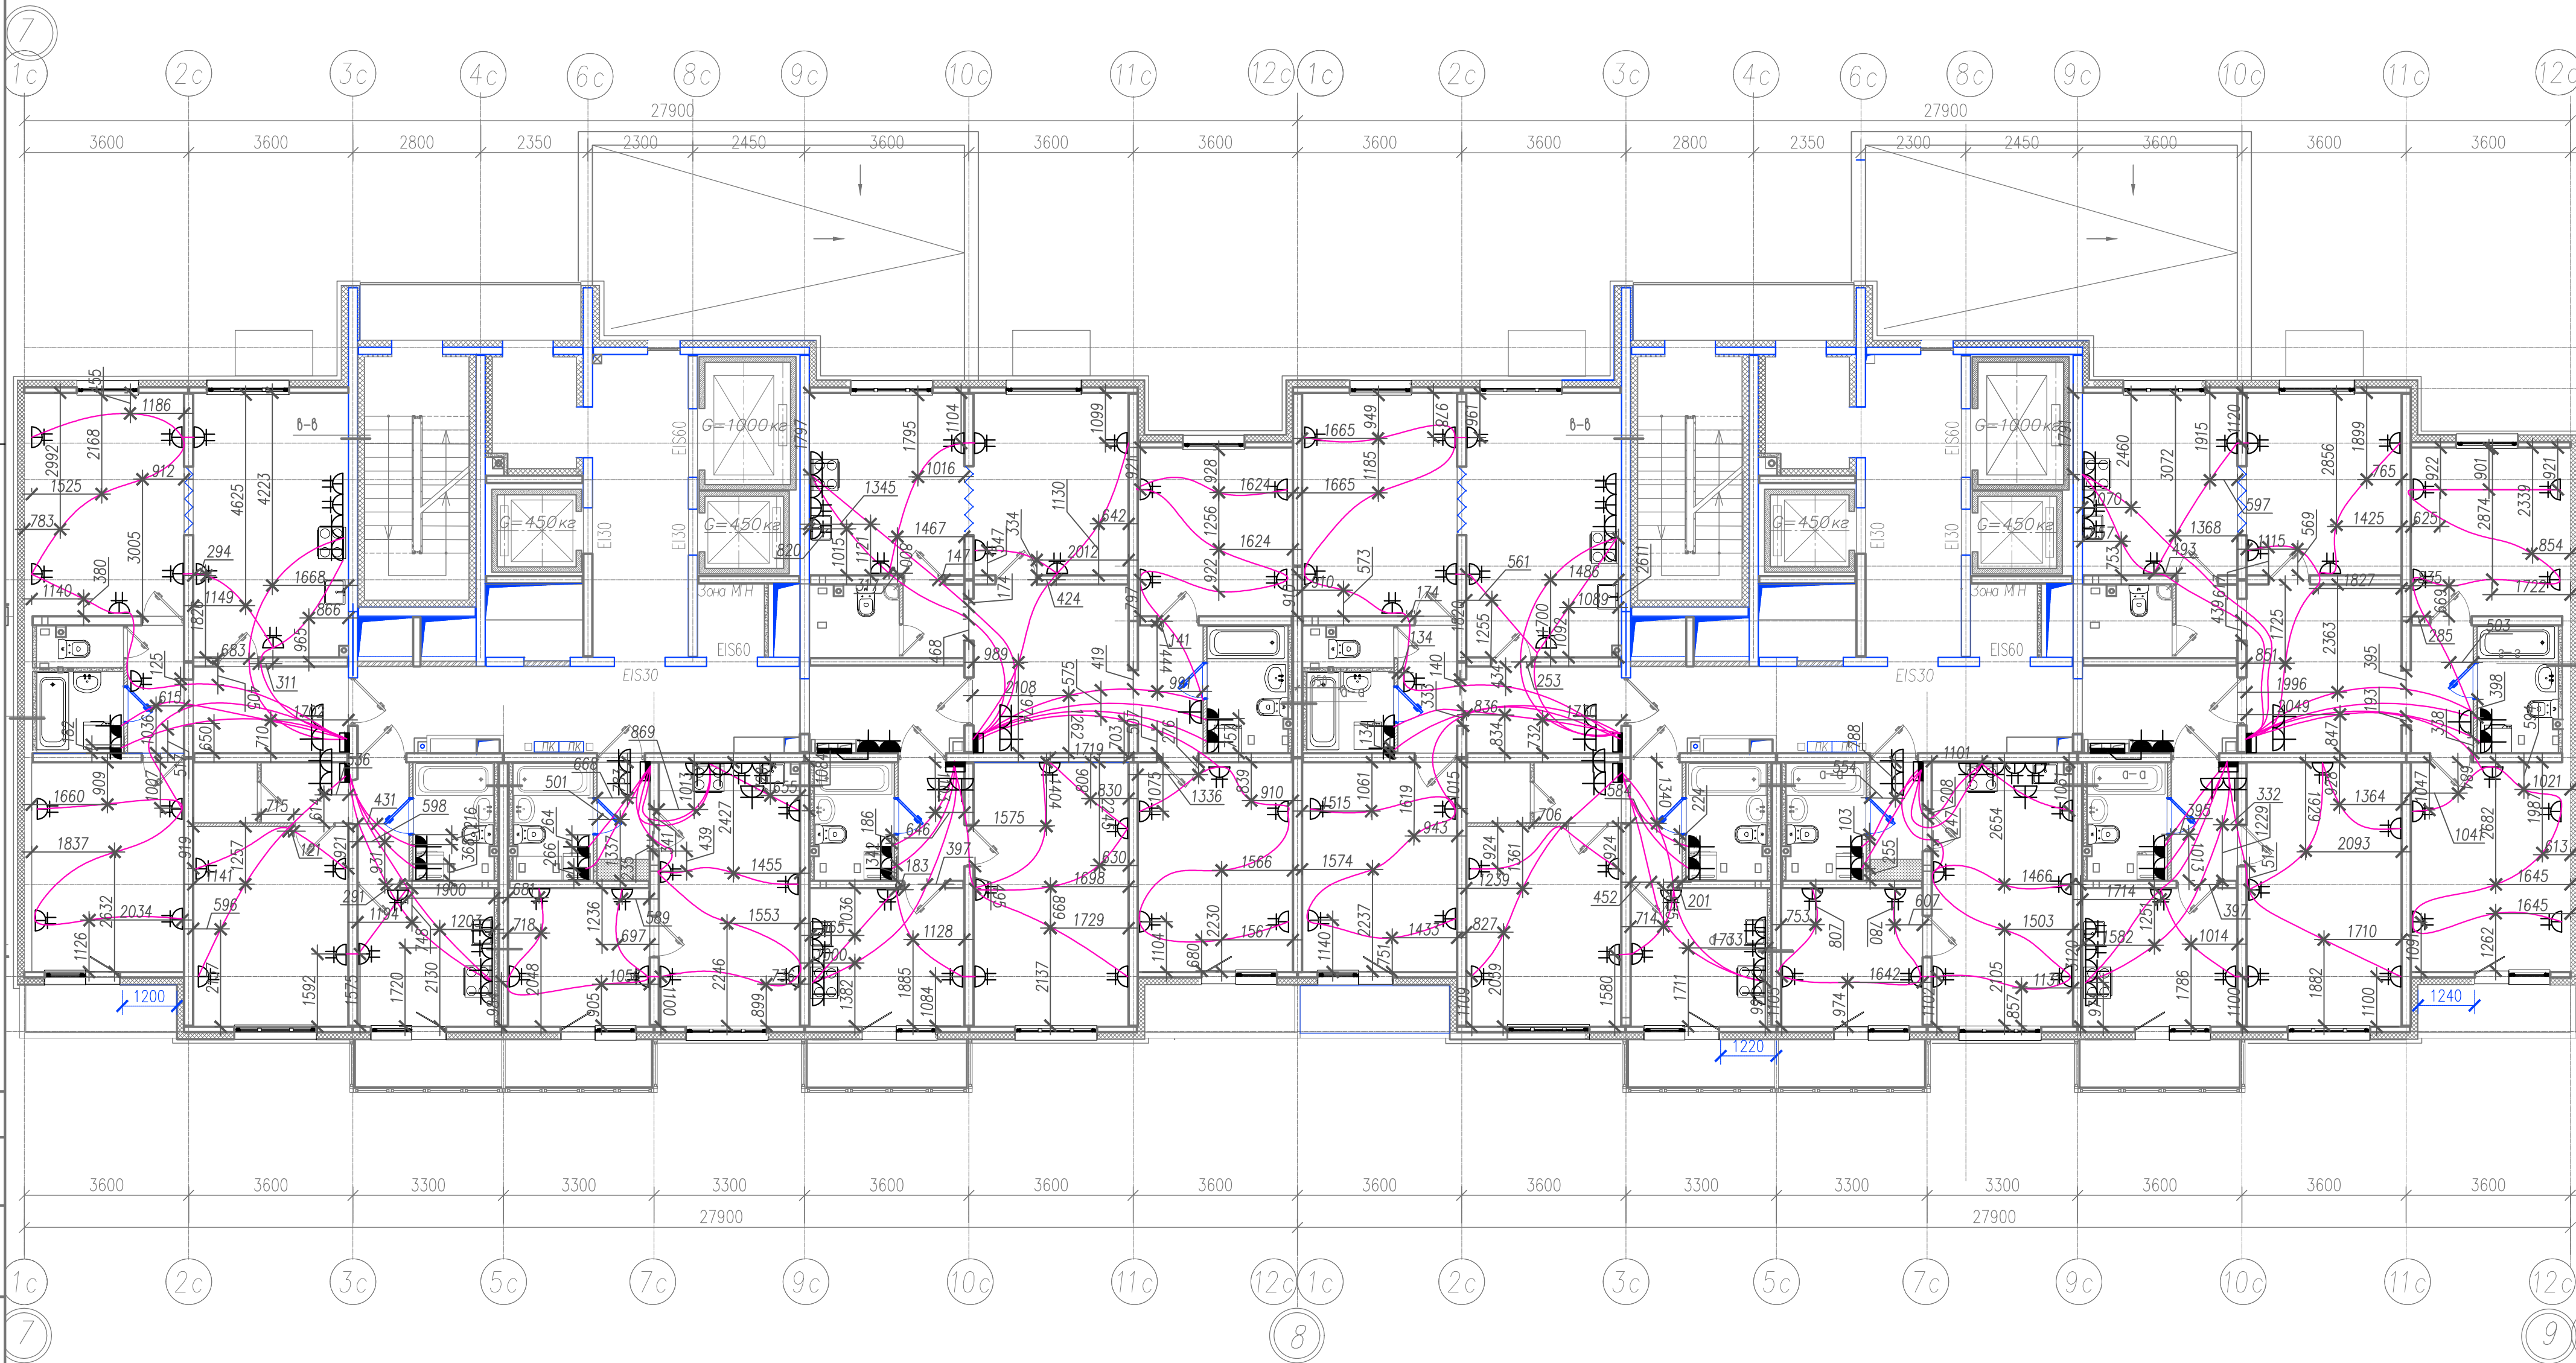

Условные обозначения:

- ПНД труба Ø16, 25 в стяжке пола (для прокладки сетей к штепсельным розеткам, эл.плите, стиральной машине, электрополотенцесушителю).

Примечание:

- Электромонтажные работы произведены в соответствии с СП 76.13330.2016 "Электротехнические устройства", п.6.
- Охранная зона кабеля ±200 мм.

311/11.03.2014-6-1.2-ЭОМ.1

Санкт-Петербург, Октябрьская набережная, дом 40, корпус 2, литера Г2


Изм.	Кол.уч.	Лист № док	Подпись	Дата	Многоквартирный дом со встроенно-пристроенными помещениями и пристроенным многоэтажным гаражом (автостоянкой). Участок 6 (по ППТ). 3-4 этап строительства. Корпус 1. (Секция 3,4,5,6)	Стадия	Лист	Листов
Спец.ПТО	Серебрякова	08.19		08.19		ИД	13	
Пр.работ	Касимов	08.19		08.19				
Ген.дир-р	Аржевский	08.19		08.19				

Исполнительная схема №13.
План раскладки труб в полу.
План 9 этажа. Секции 3, 4

ООО "Авентин Инжиниринг"

Секция 3

Секция 4

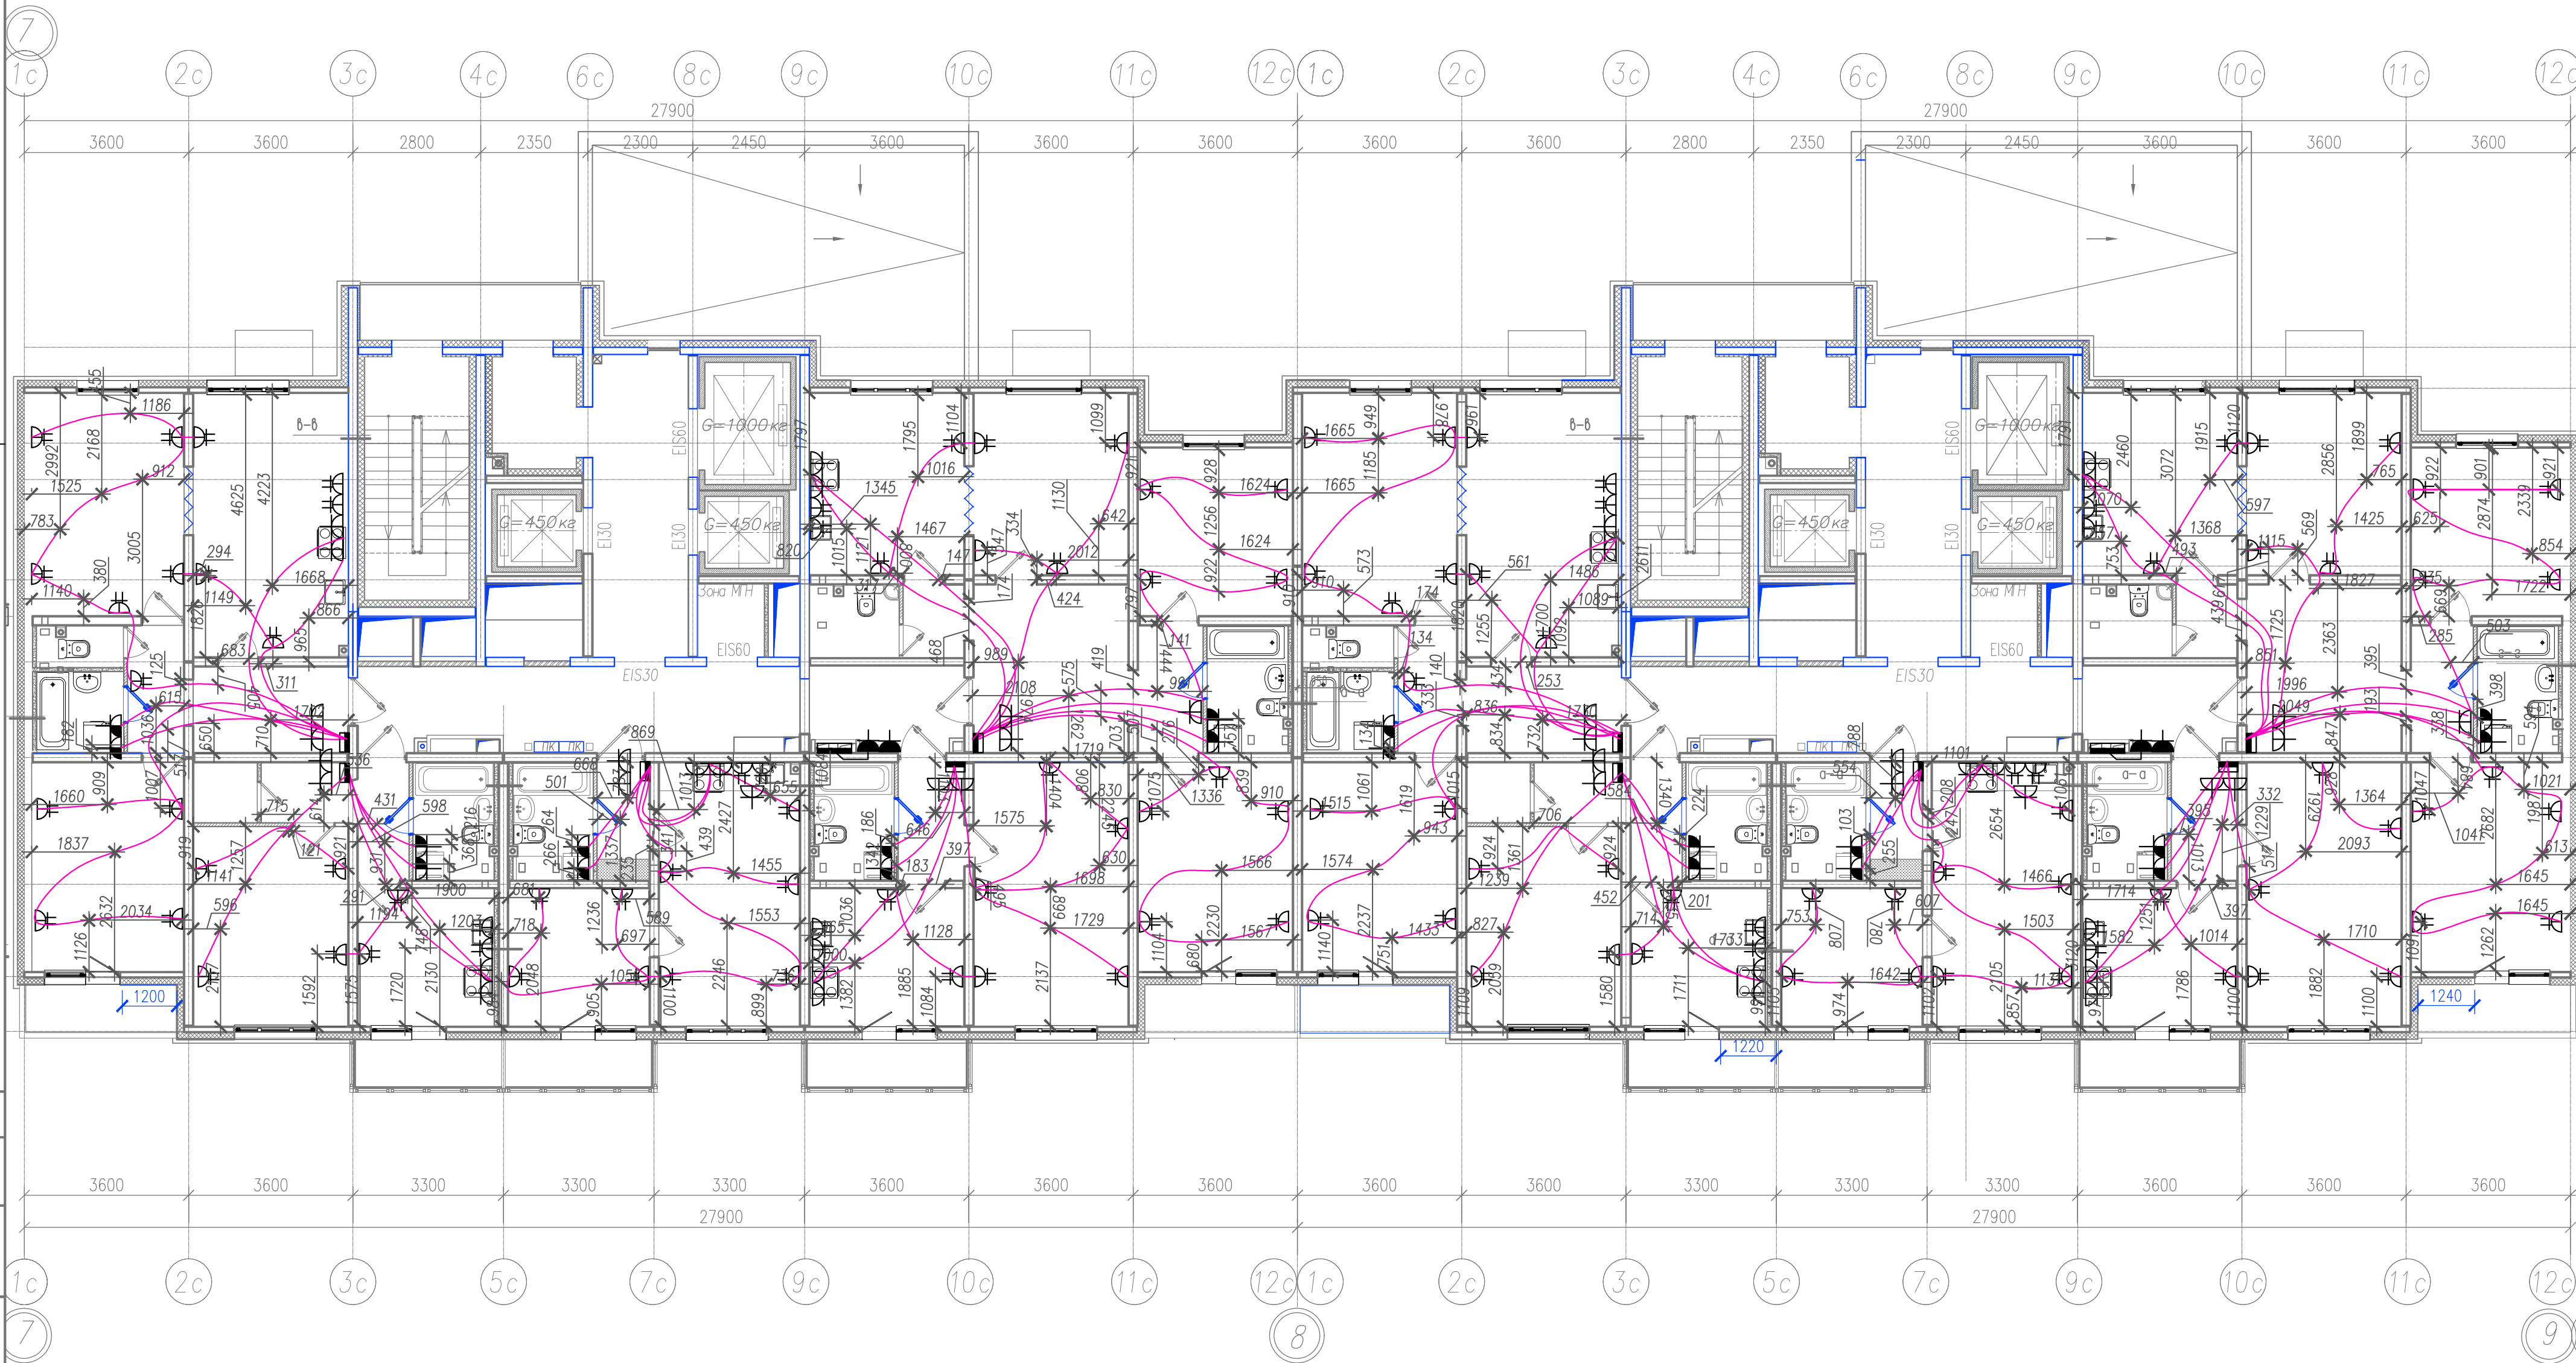

Условные обозначения:

— ПНД труба Ø16, 25 в стяжке пола (для прокладки сетей к итпелсельным розеткам, эл.плите, стиральной машине, электрополотенцесушителю).

Примечание:

- Электромонтажные работы произведены в соответствии с СП 76.13330.2016 "Электротехнические устройства", п.6.
- Охранная зона кабеля ±200 мм.

311/11.03.2014-6-1.2-ЭОМ.1

Санкт-Петербург, Октябрьская набережная, дом 40, корпус 2, литера Г2


Изм.	Кол.уч.	Лист № док	Подпись	Дата	Многоквартирный дом со встроенно-пристроенными помещениями и пристроенным многоэтажным гаражом (автостоянкой). Участок 6 (по ППТ). 3-4 этап строительства. Корпус 1. (Секция 3,4,5,6)	Стадия	Лист	Листов
Спец. ПТО	Серебрякова	08.19		08.19		ИД	15	
Пр.работ	Касимов	08.19		08.19				
Ген.дир.-р	Аржевский	08.19		08.19				

Исполнительная схема №15.
План раскладки труб в полу.
План 11 этажа. Секции 3, 4

ООО "Авентин Инжиниринг"

Секция 3

Секция 4

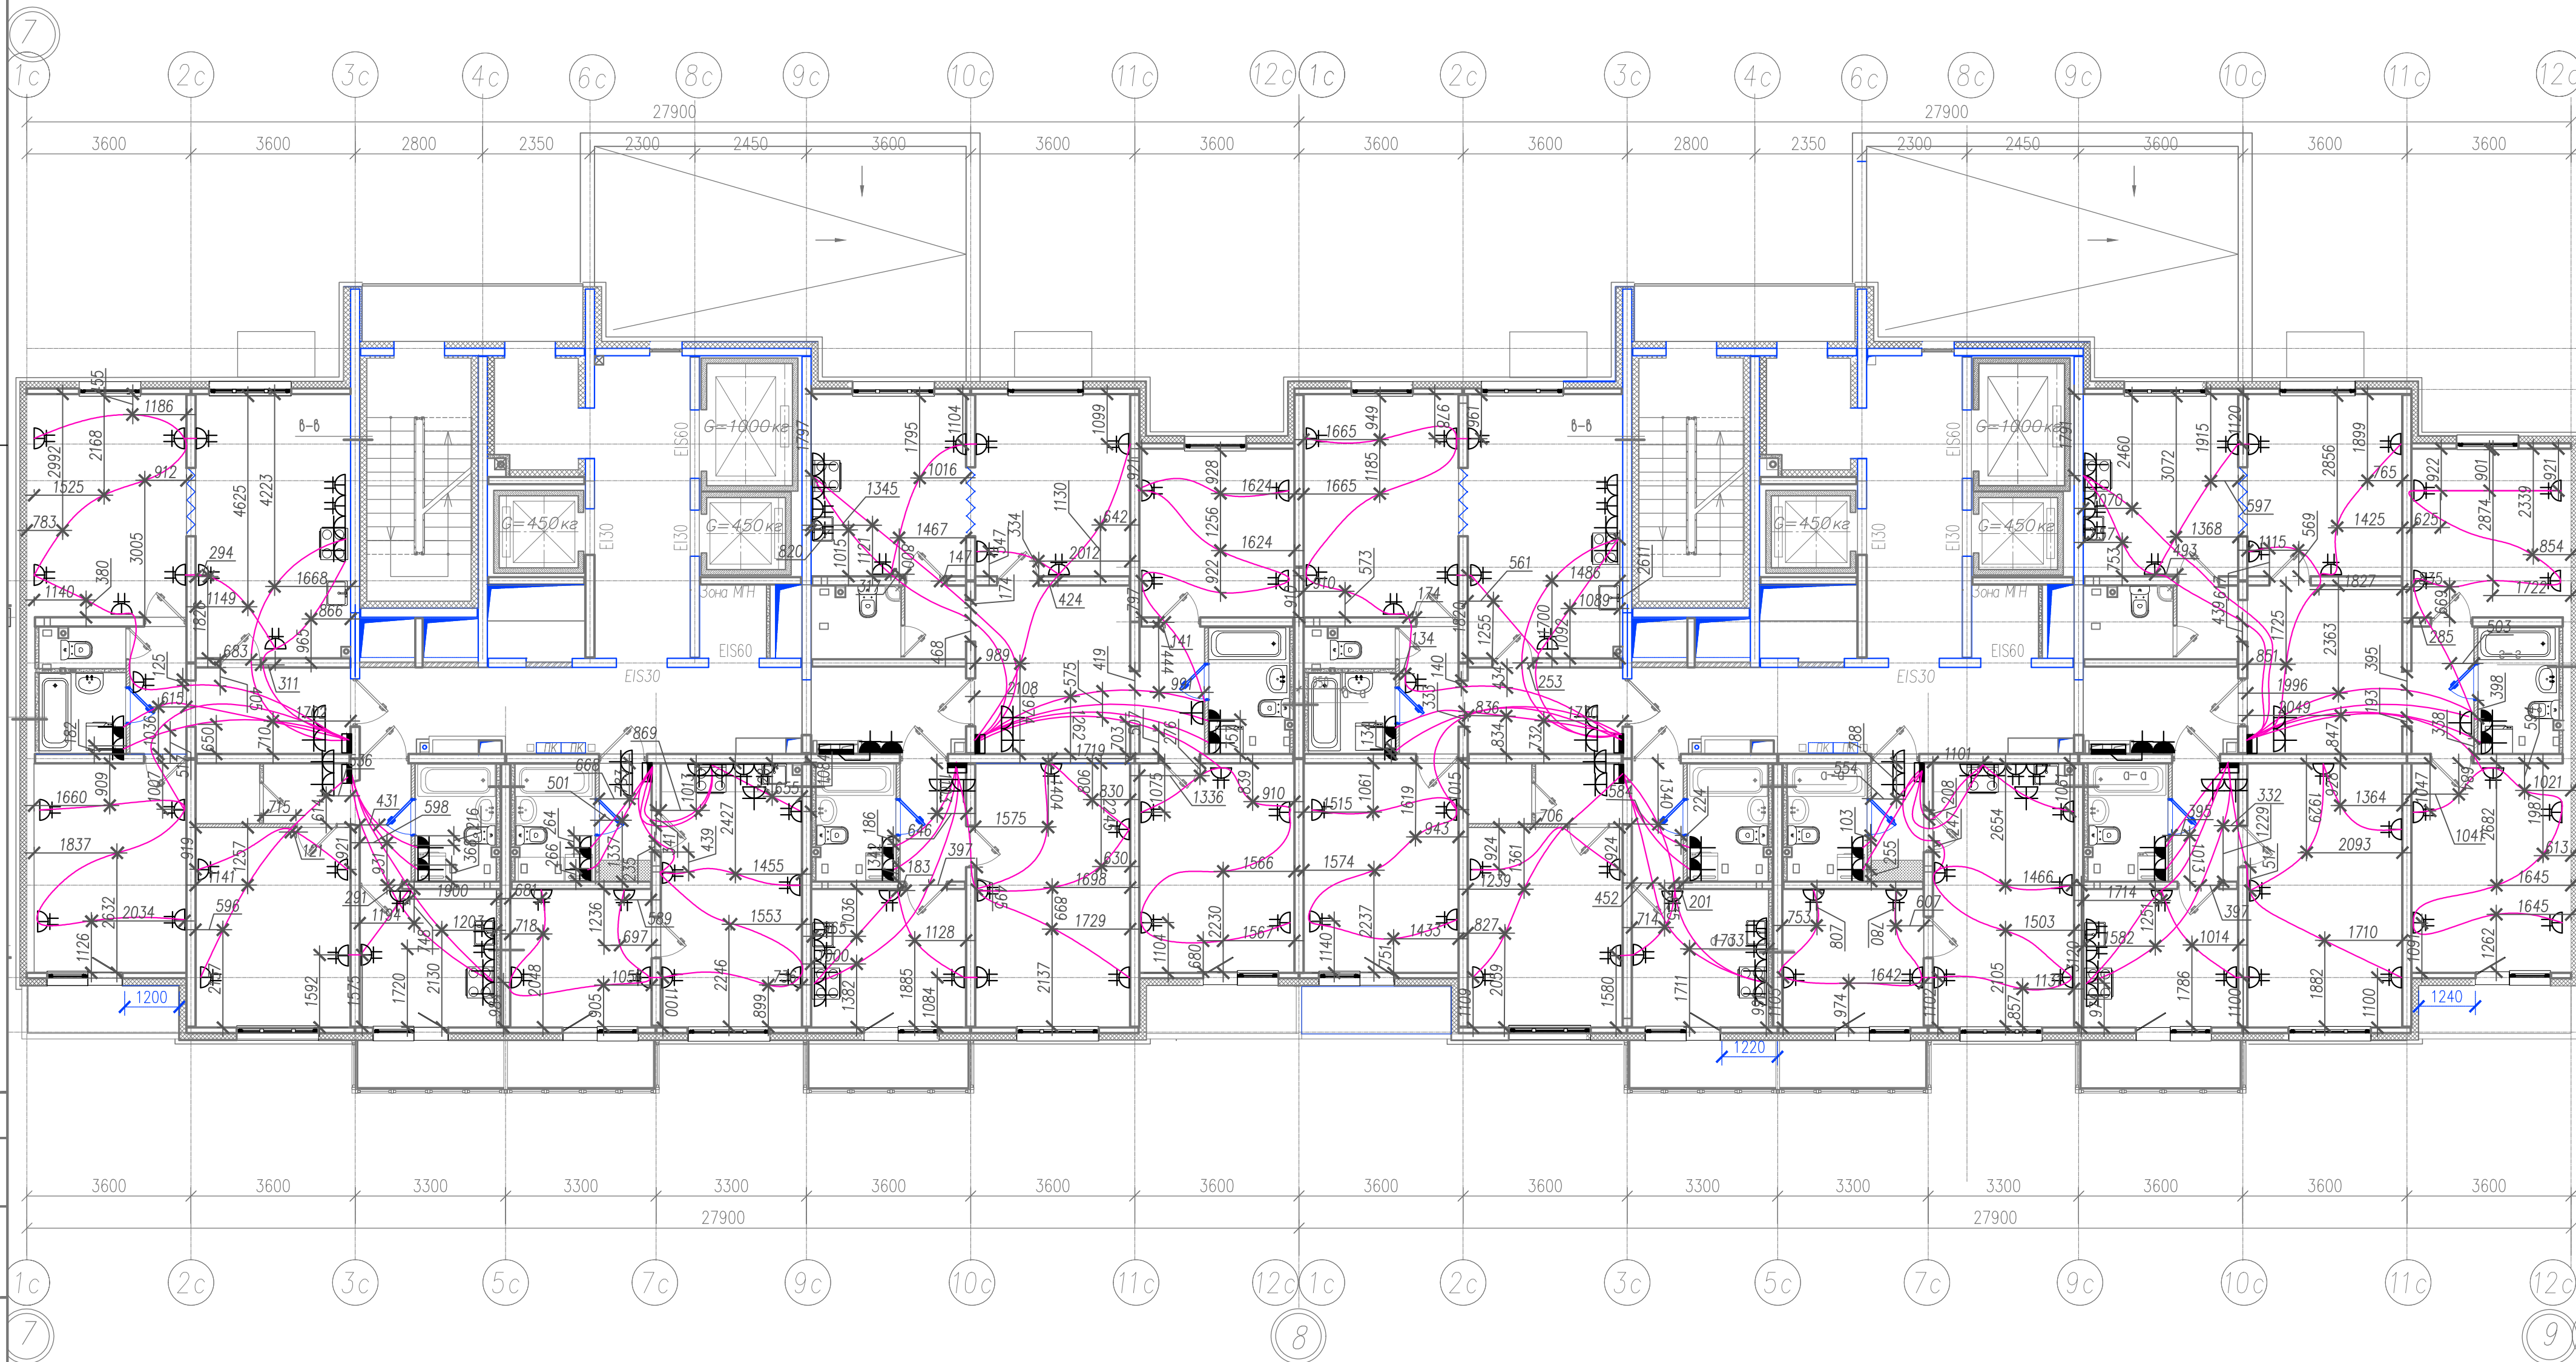

Условные обозначения:

— ПНД труба Ø16, 25 в стяжке пола (для прокладки сетей к штепсельным розеткам, эл.плите, стиральной машине, электрополотенцесушителю).

Примечание:

1. Электромонтажные работы произведены в соответствии с СП 76.13330.2016 "Электротехнические устройства", п.6.
2. Охранная зона кабеля ±200 мм.


311/11.03.2014-6-1.2-ЭОМ.1

Санкт-Петербург, Октябрьская набережная, дом 40, корпус 2, литера Г2

					311/11.03.2014-6-1.2-ЗОМ.1				
					Санкт-Петербург, Октябрьская набережная, дом 40, корпус 2, литера Г2				
Изм.	Кол.уч.	Лист № док	Подпись	Дата	Многоквартирный дом со встроенно-пристроенными помещениями и пристроенным многоэтажным гаражом (автостоянкой). Участок 6 (по ППТ). 3-4 этап строительства. Корпус 1. (Секция 3,4,5,6)	Стадия	Лист	Листов	
Спец.ПТО		Серебрякова		08.19		ИД	20		
Пр.работ		Касимов		08.19					
Ген.дир-р		Аржевский		08.19					
					Исполнительная схема №20. План раскладки труб в полу. План 16 этажа. Секции 3, 4	ООО "Авентин Инжиниринг"			

Секция 3

Секция 4

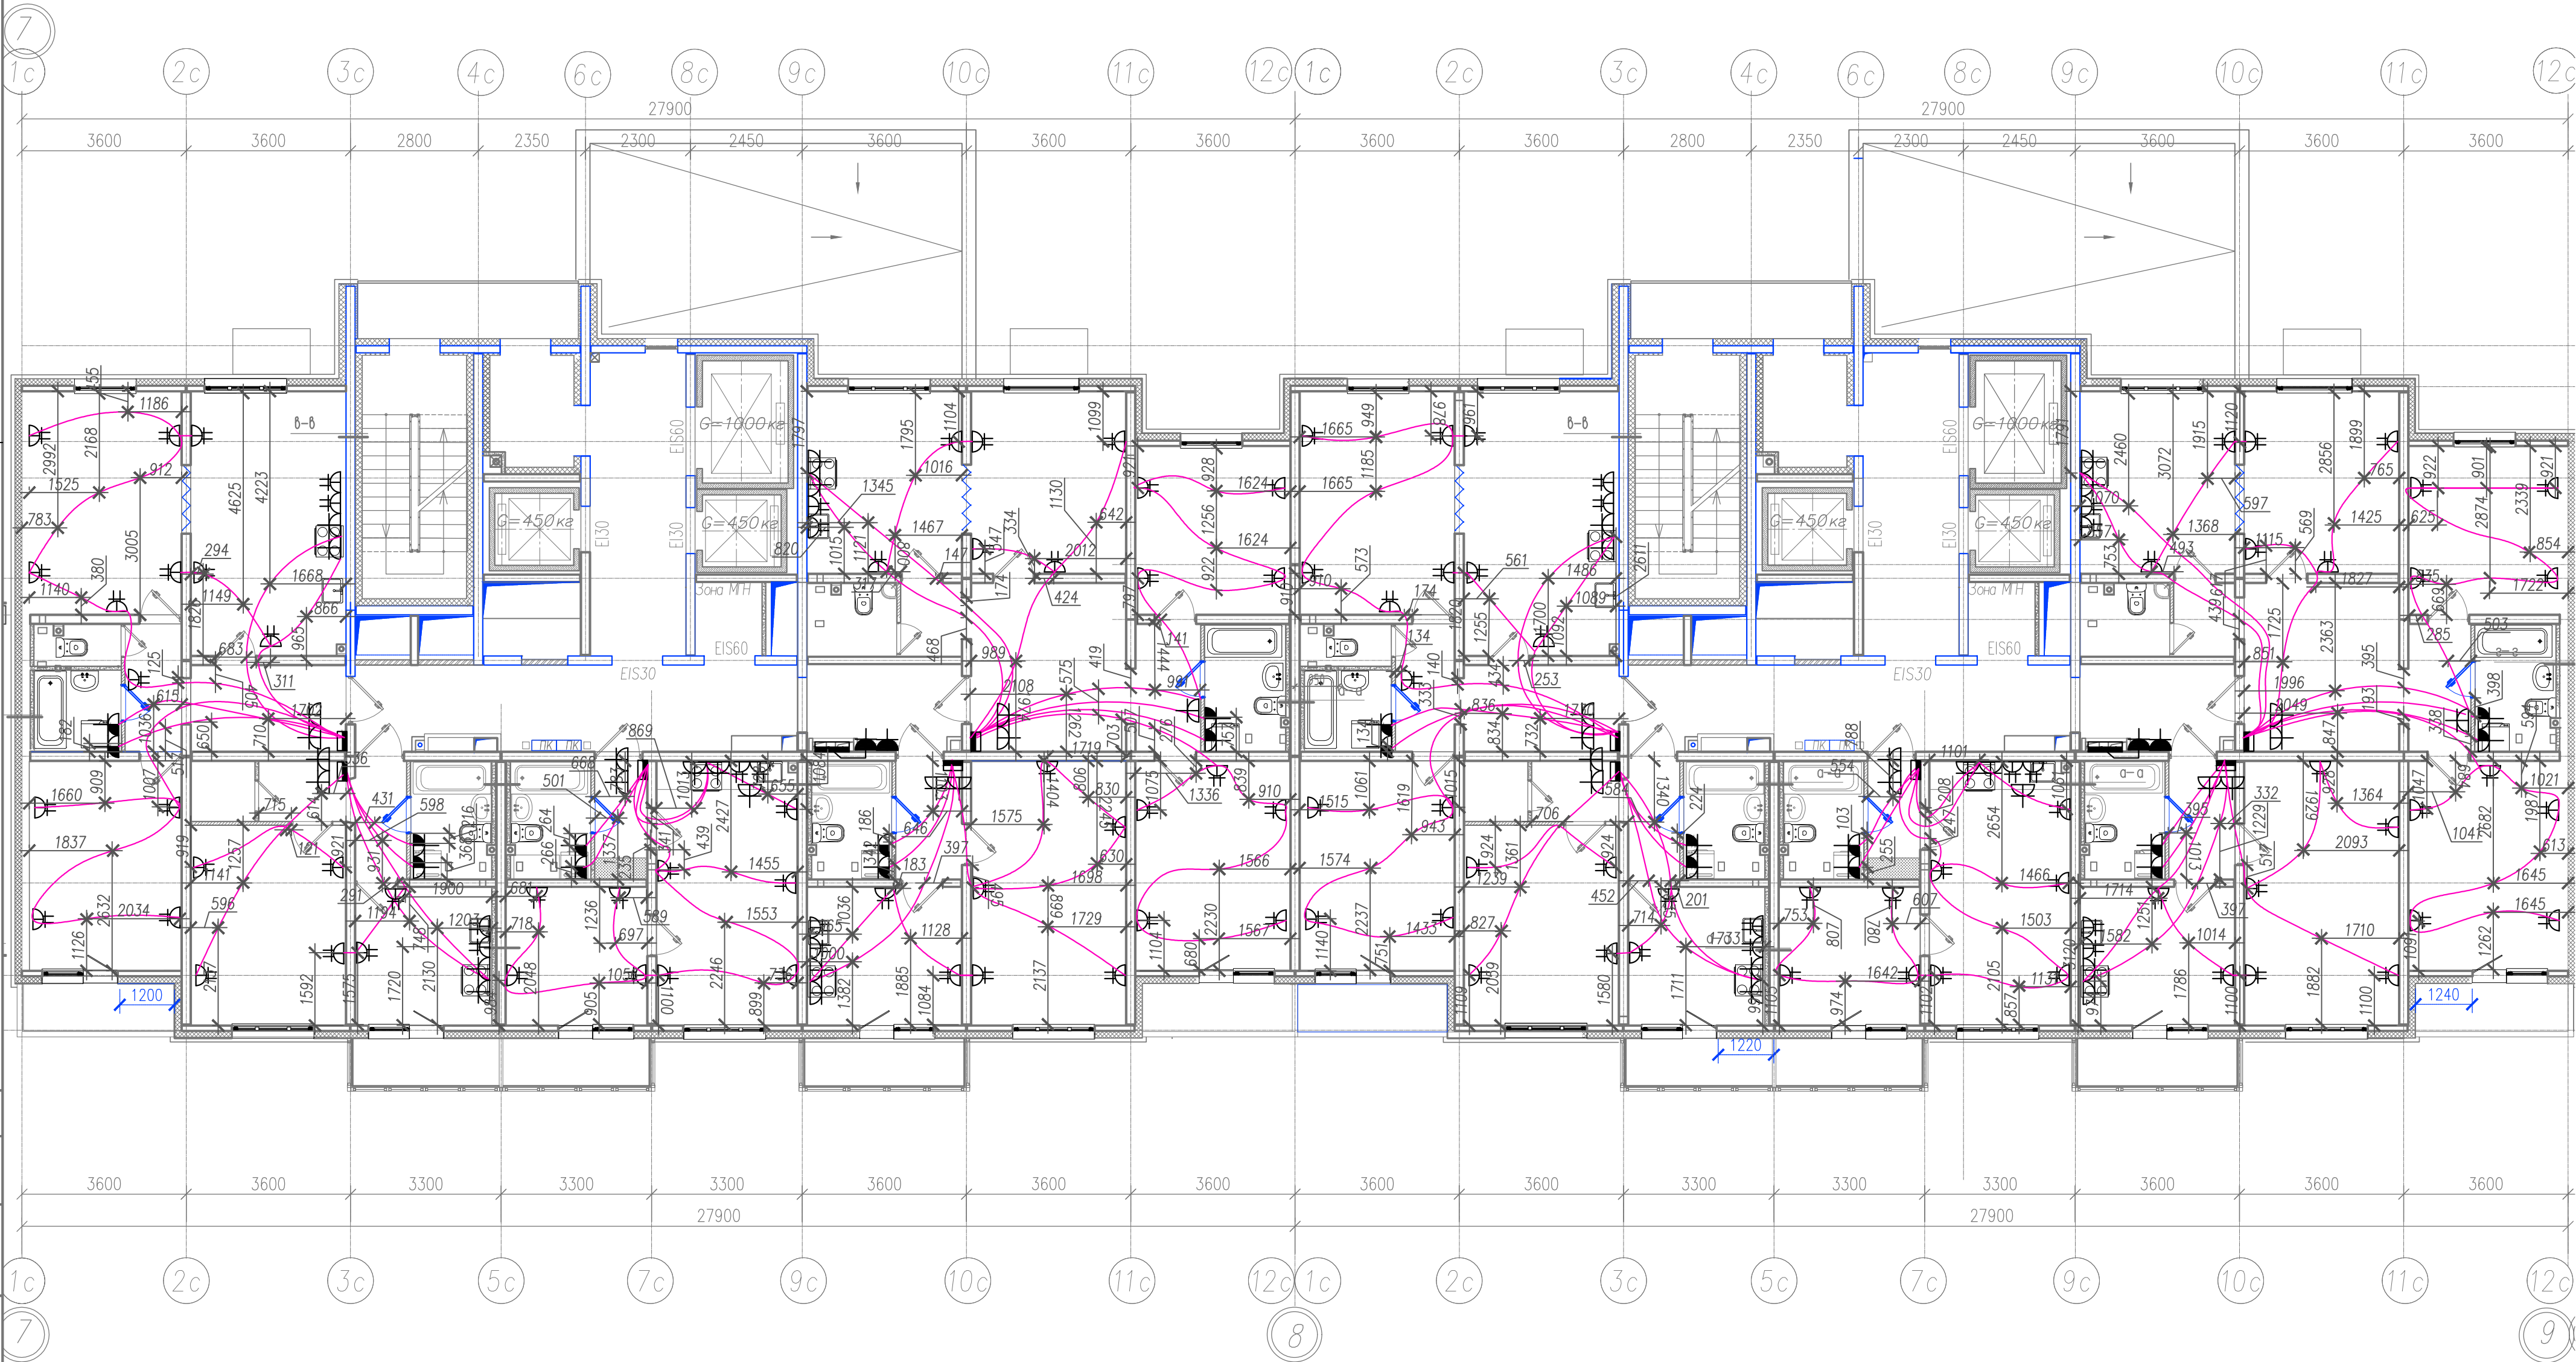

Условные обозначения:

- ПНД труба Ø16, 25 в стяжке пола (для прокладки сетей к штепсельным розеткам, эл.плите, стиральной машине, электрополотенсусушителю).

Примечание:

1. Электромонтажные работы произведены в соответствии с СП 76.13330.2016 "Электротехнические устройства", п.6.
2. Охранная зона кабеля ±200 мм.

					311/11.03.2014-6-1.2-ЭОМ.1			
					Санкт-Петербург, Октябрьская набережная, дом 40, корпус 2, литера Г2			
Изм.	Кол.уч.	Лист № док	Подпись	Дата	Многоквартирный дом со встроенно-пристроенными помещениями и пристроенным многоэтажным гаражом (автостоянкой). Участок 6 (по ППТ). 3-4 этап строительства. Корпус 1. (Секция 3,4,5,6)	Стадия	Лист	Листов
Спец.ПТО		Серебрякова		08.19		ИД	7	
Пр.работ		Касимов		08.19				
Ген.дир-р		Аржевский		08.19				
					Исполнительная схема №7. План раскладки труб в полу. План 18 этажа. Секции 3, 4	ООО "Авентин Инжиниринг"		